

No 1

No 2

令和6年度 病院第9号 町立湯沢病院手術室エアコンNo2更新工事

143

143

町立湯沢病院及び健康増進施設新築工事(機械設備)


図名 空調設備 病院 空調設備 2階平面図

図番 A-29


工種 機工図

縮尺 1/100

年月日 平成14年 12月 日

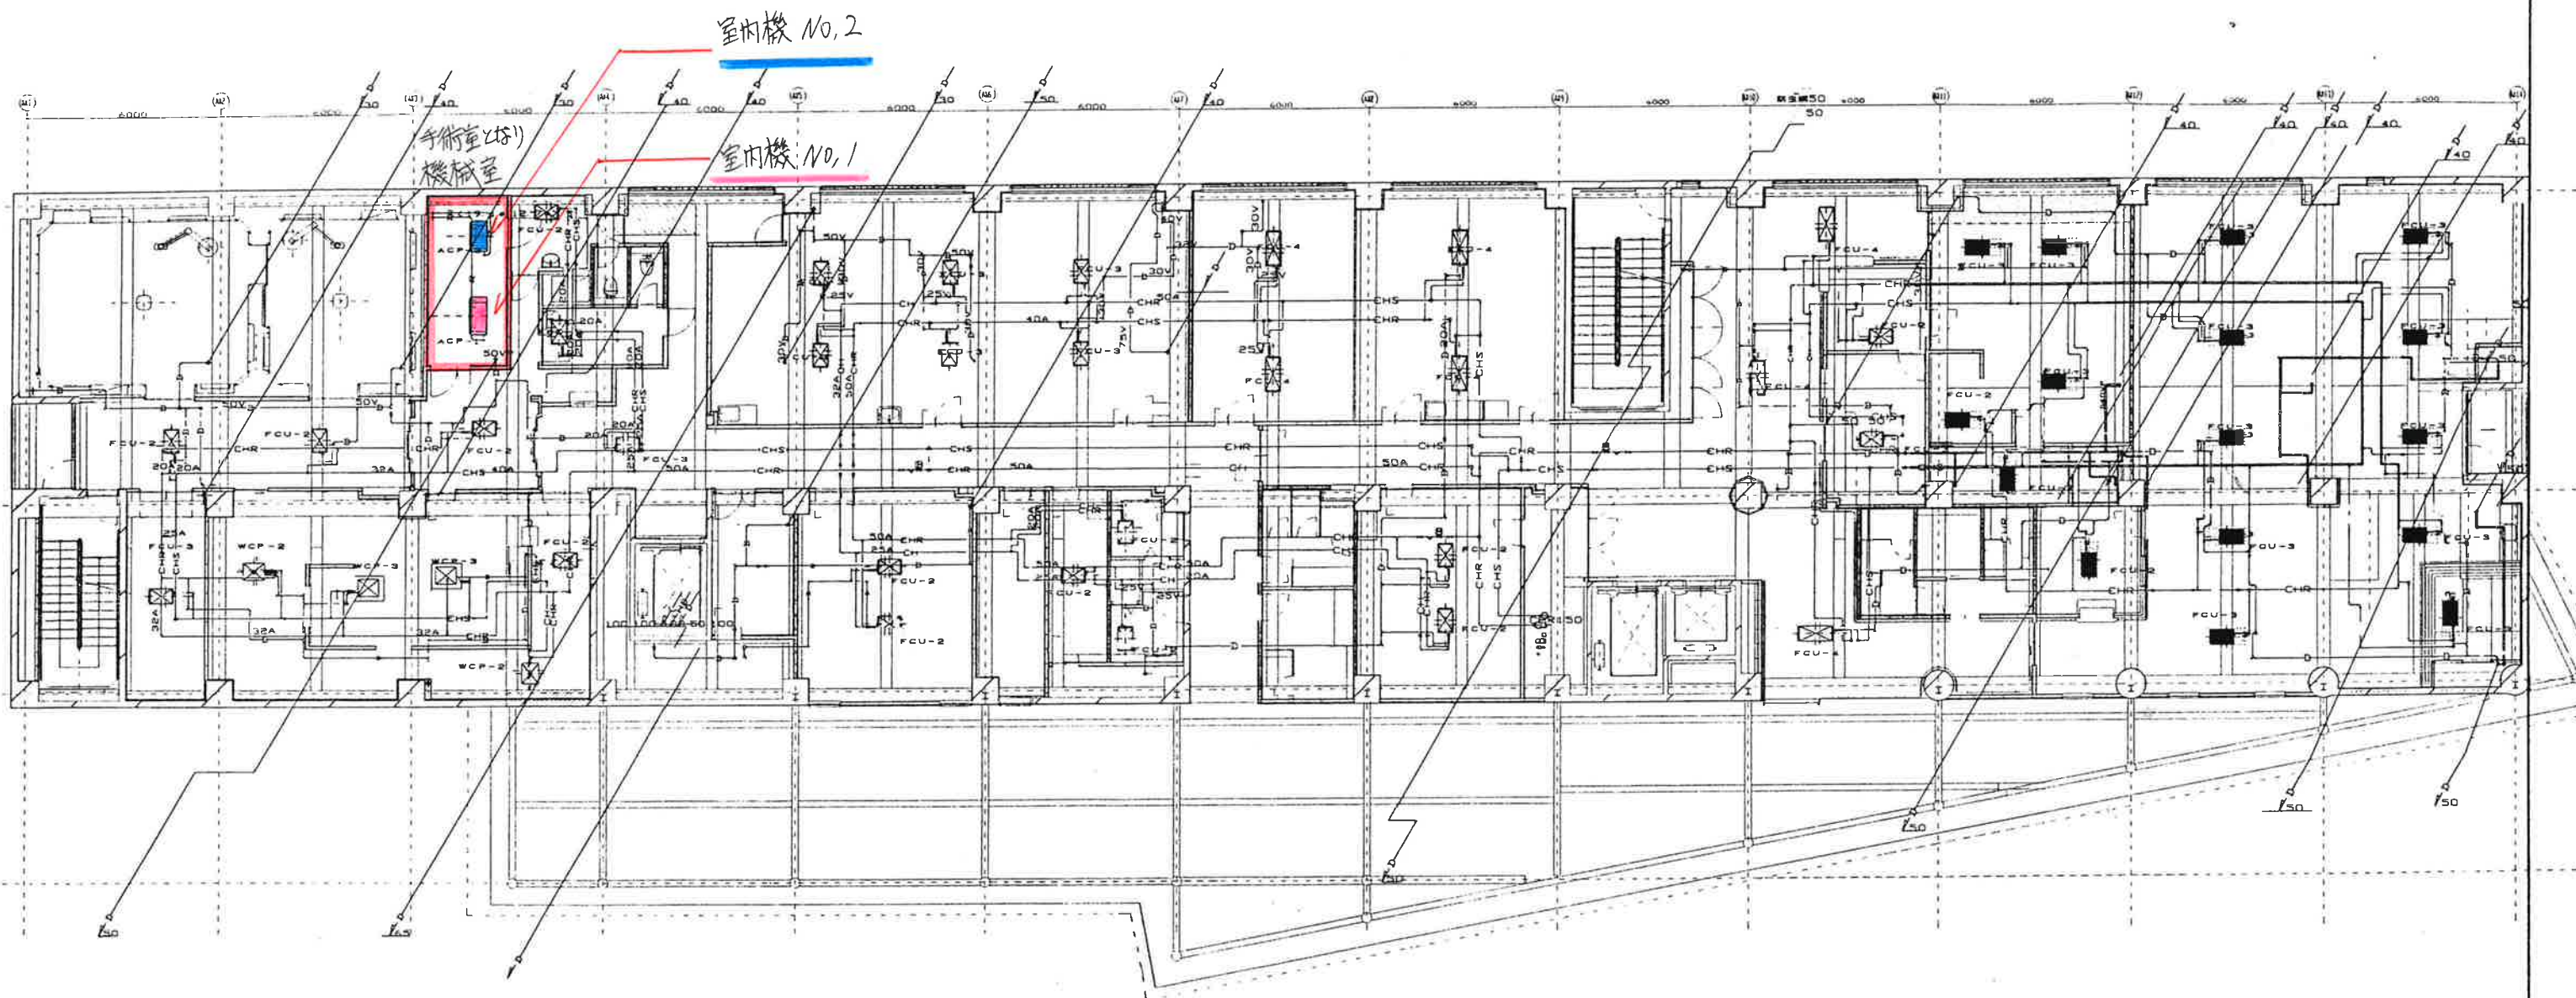

手術室より機械室
No.2 97ト
No.1 97ト

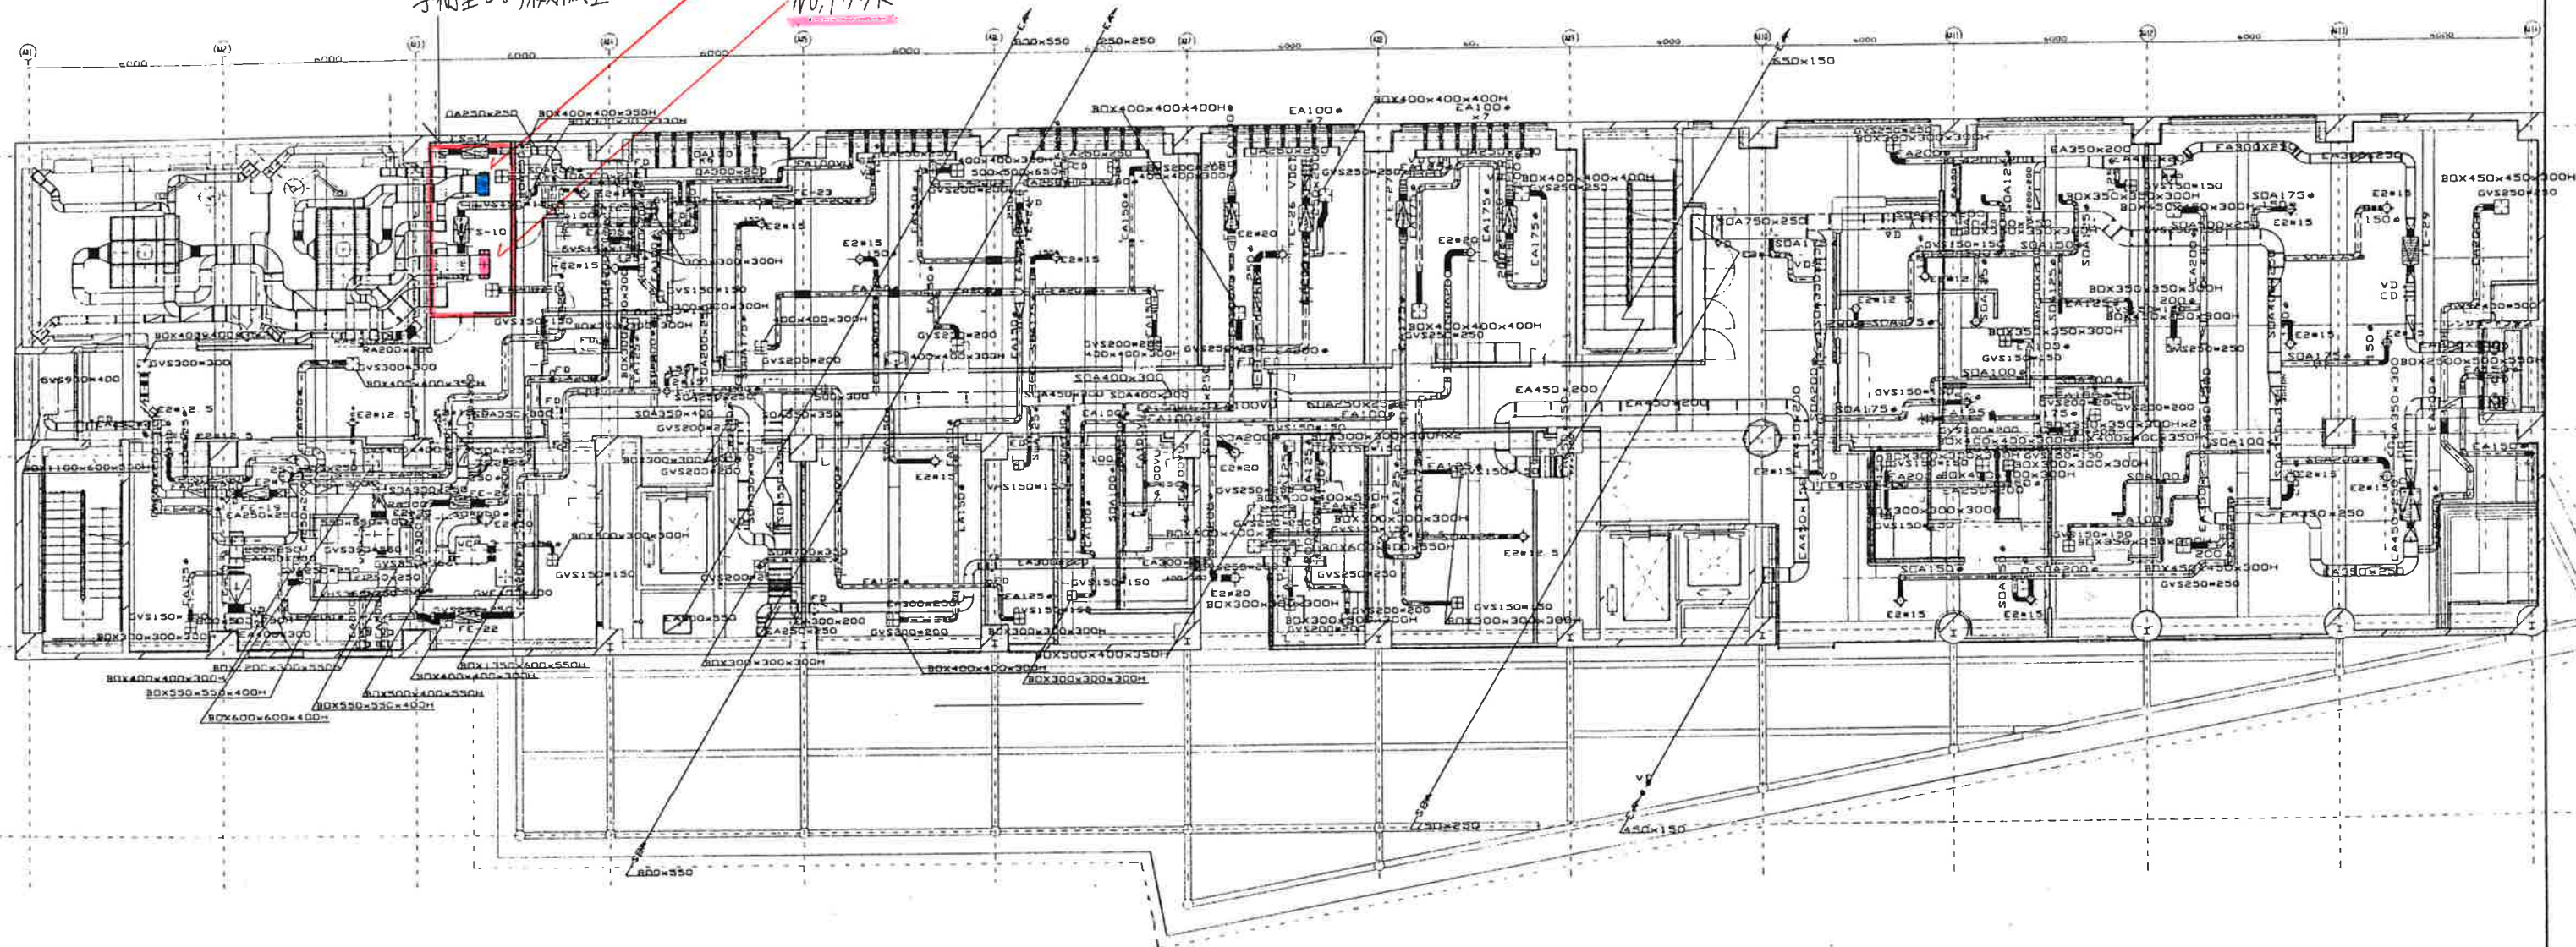

No.3

令和6年度 病院第9号 町立湯沢病院手術室エアコンNo.2更新工事

町立湯沢病院及び健康増進施設新築工事(機械設備)

| | | | |
|------|-------------|-------------|------|
| 図面番号 | 図面名 | 図面内容 | 図面単位 |
| 第9号 | 空調・換気・2階平面図 | 空調・換気・2階平面図 | 図面単位 |
| 第9号 | 空調・換気・2階平面図 | 空調・換気・2階平面図 | 図面単位 |
| 第9号 | 空調・換気・2階平面図 | 空調・換気・2階平面図 | 図面単位 |

1/100

年月日 平成14年12月 日