


令和5年度 地雪寒第9号 栄町7号線消雪パイプ送水管布設工事 平面図

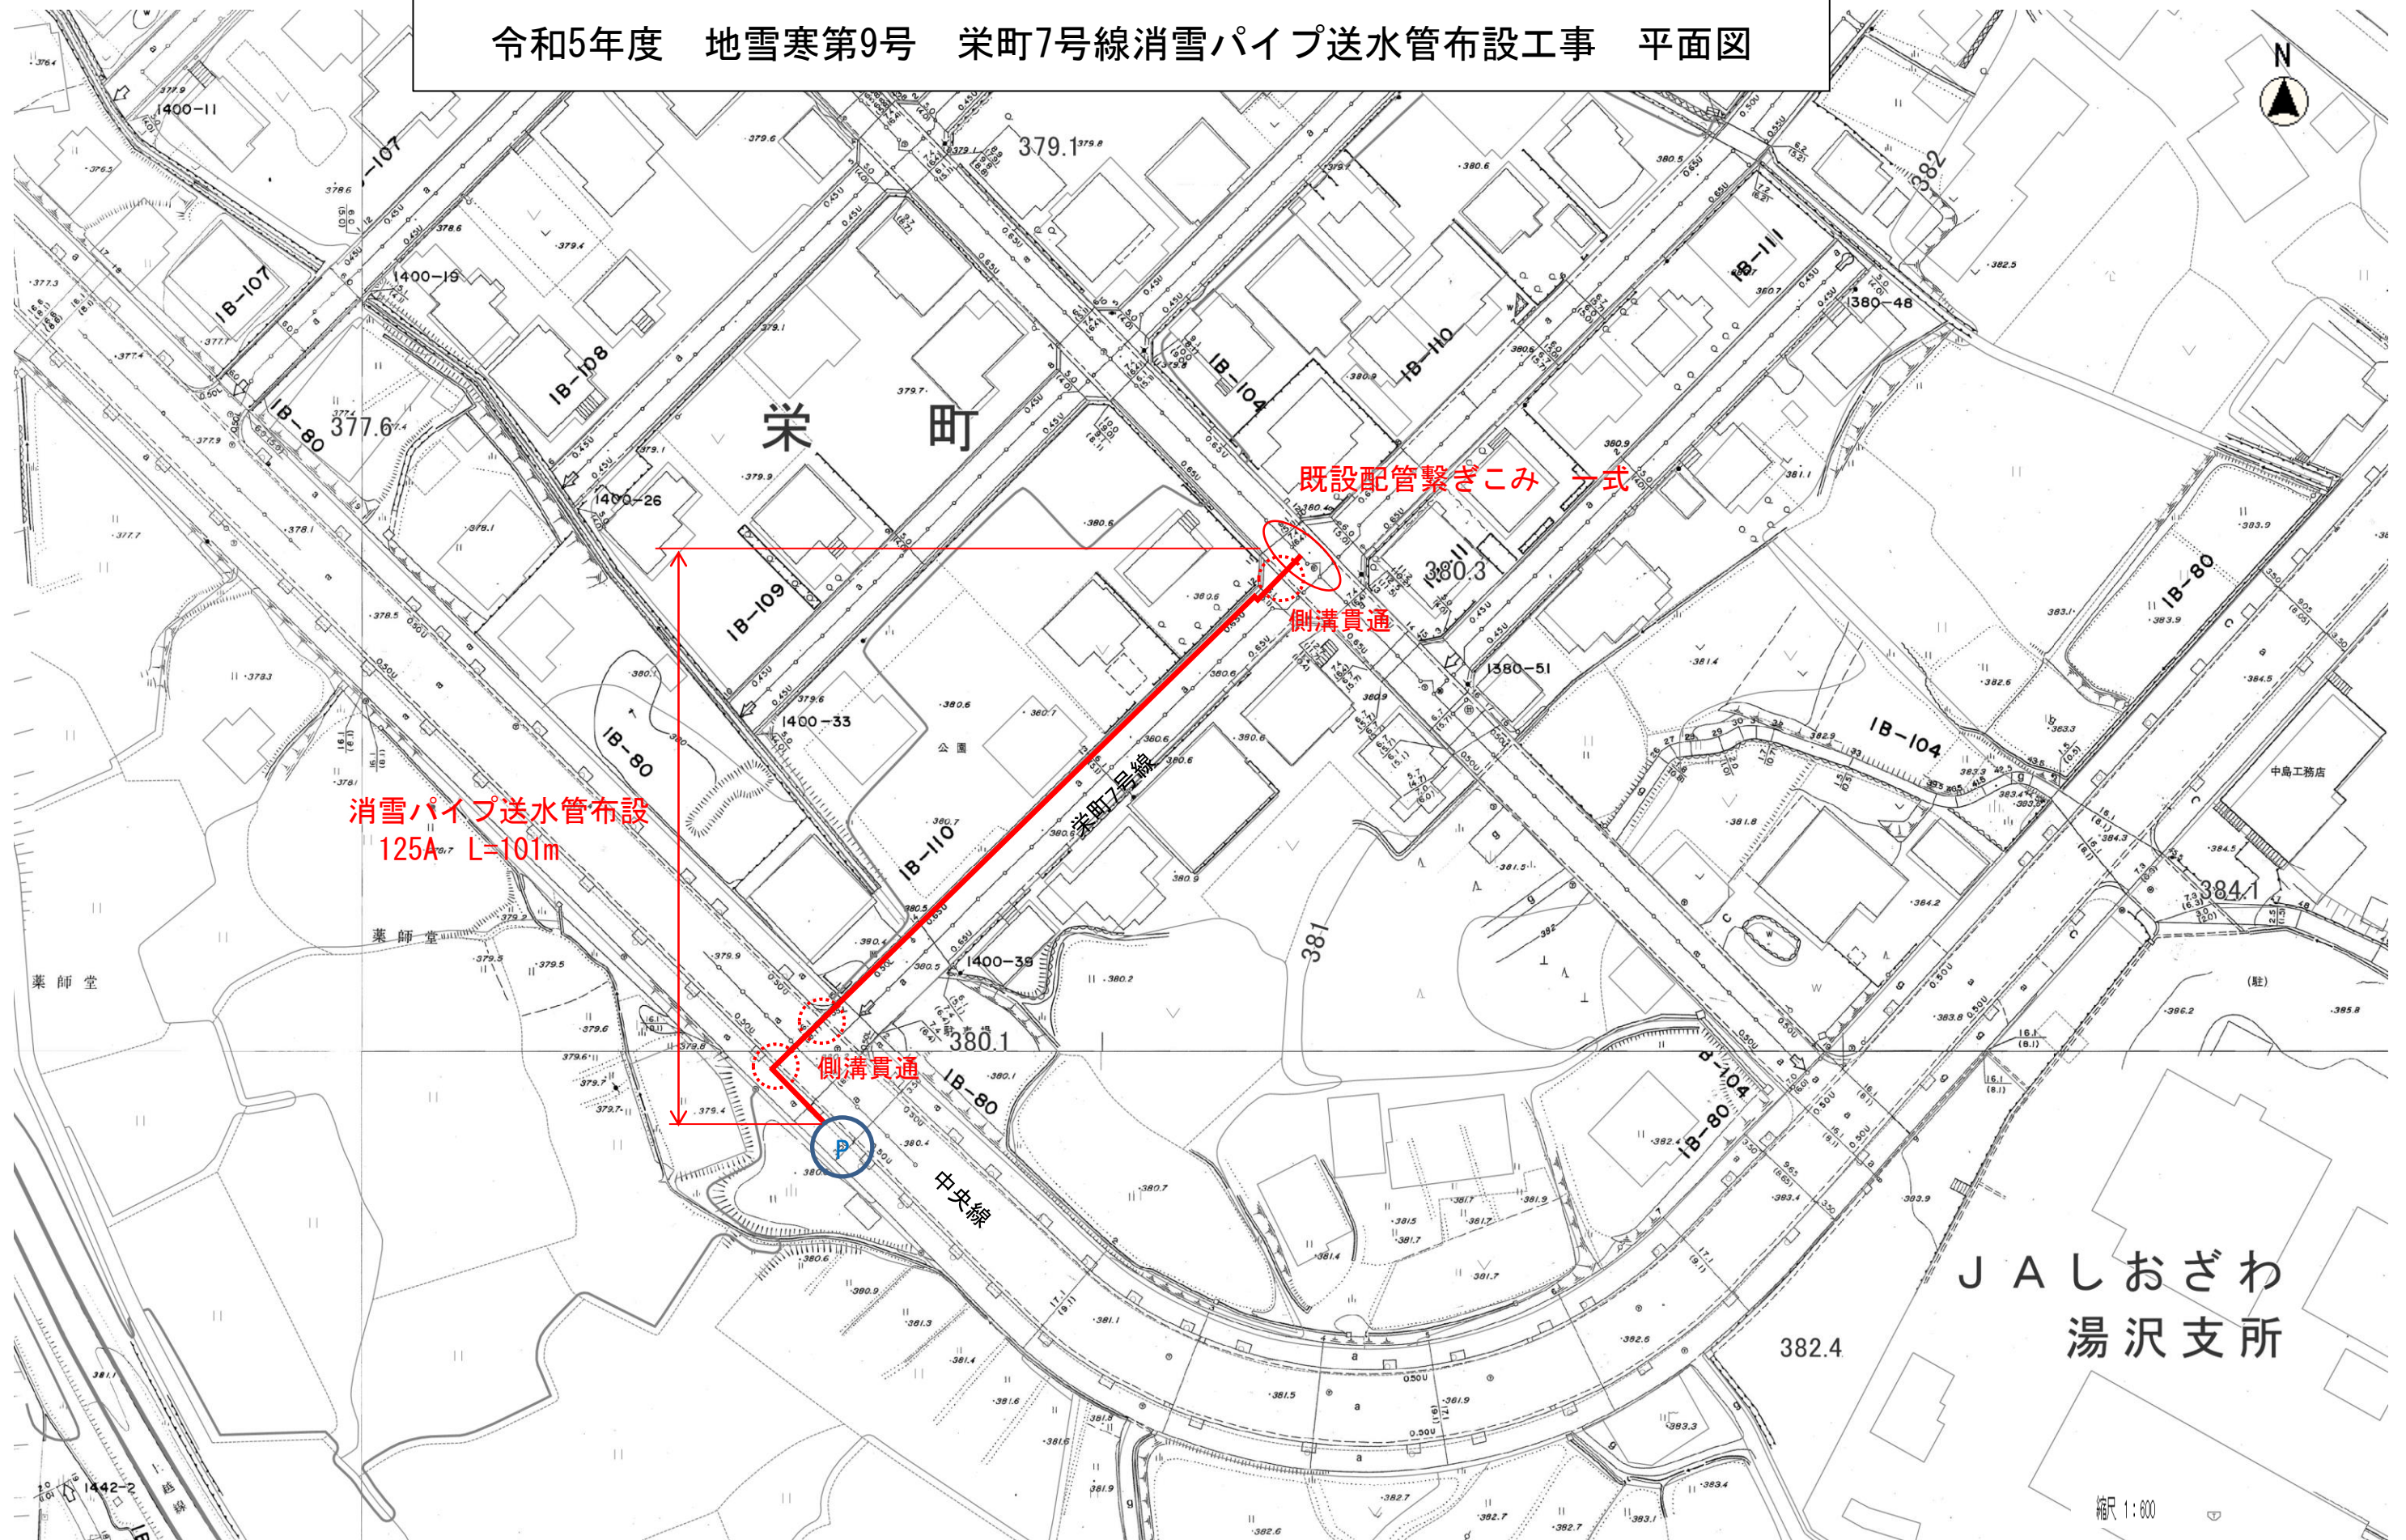

J A しおざわ  
湯沢支所

縮尺 1:600