


令和6年度 建第8号 主水公園消雪設備整備工事

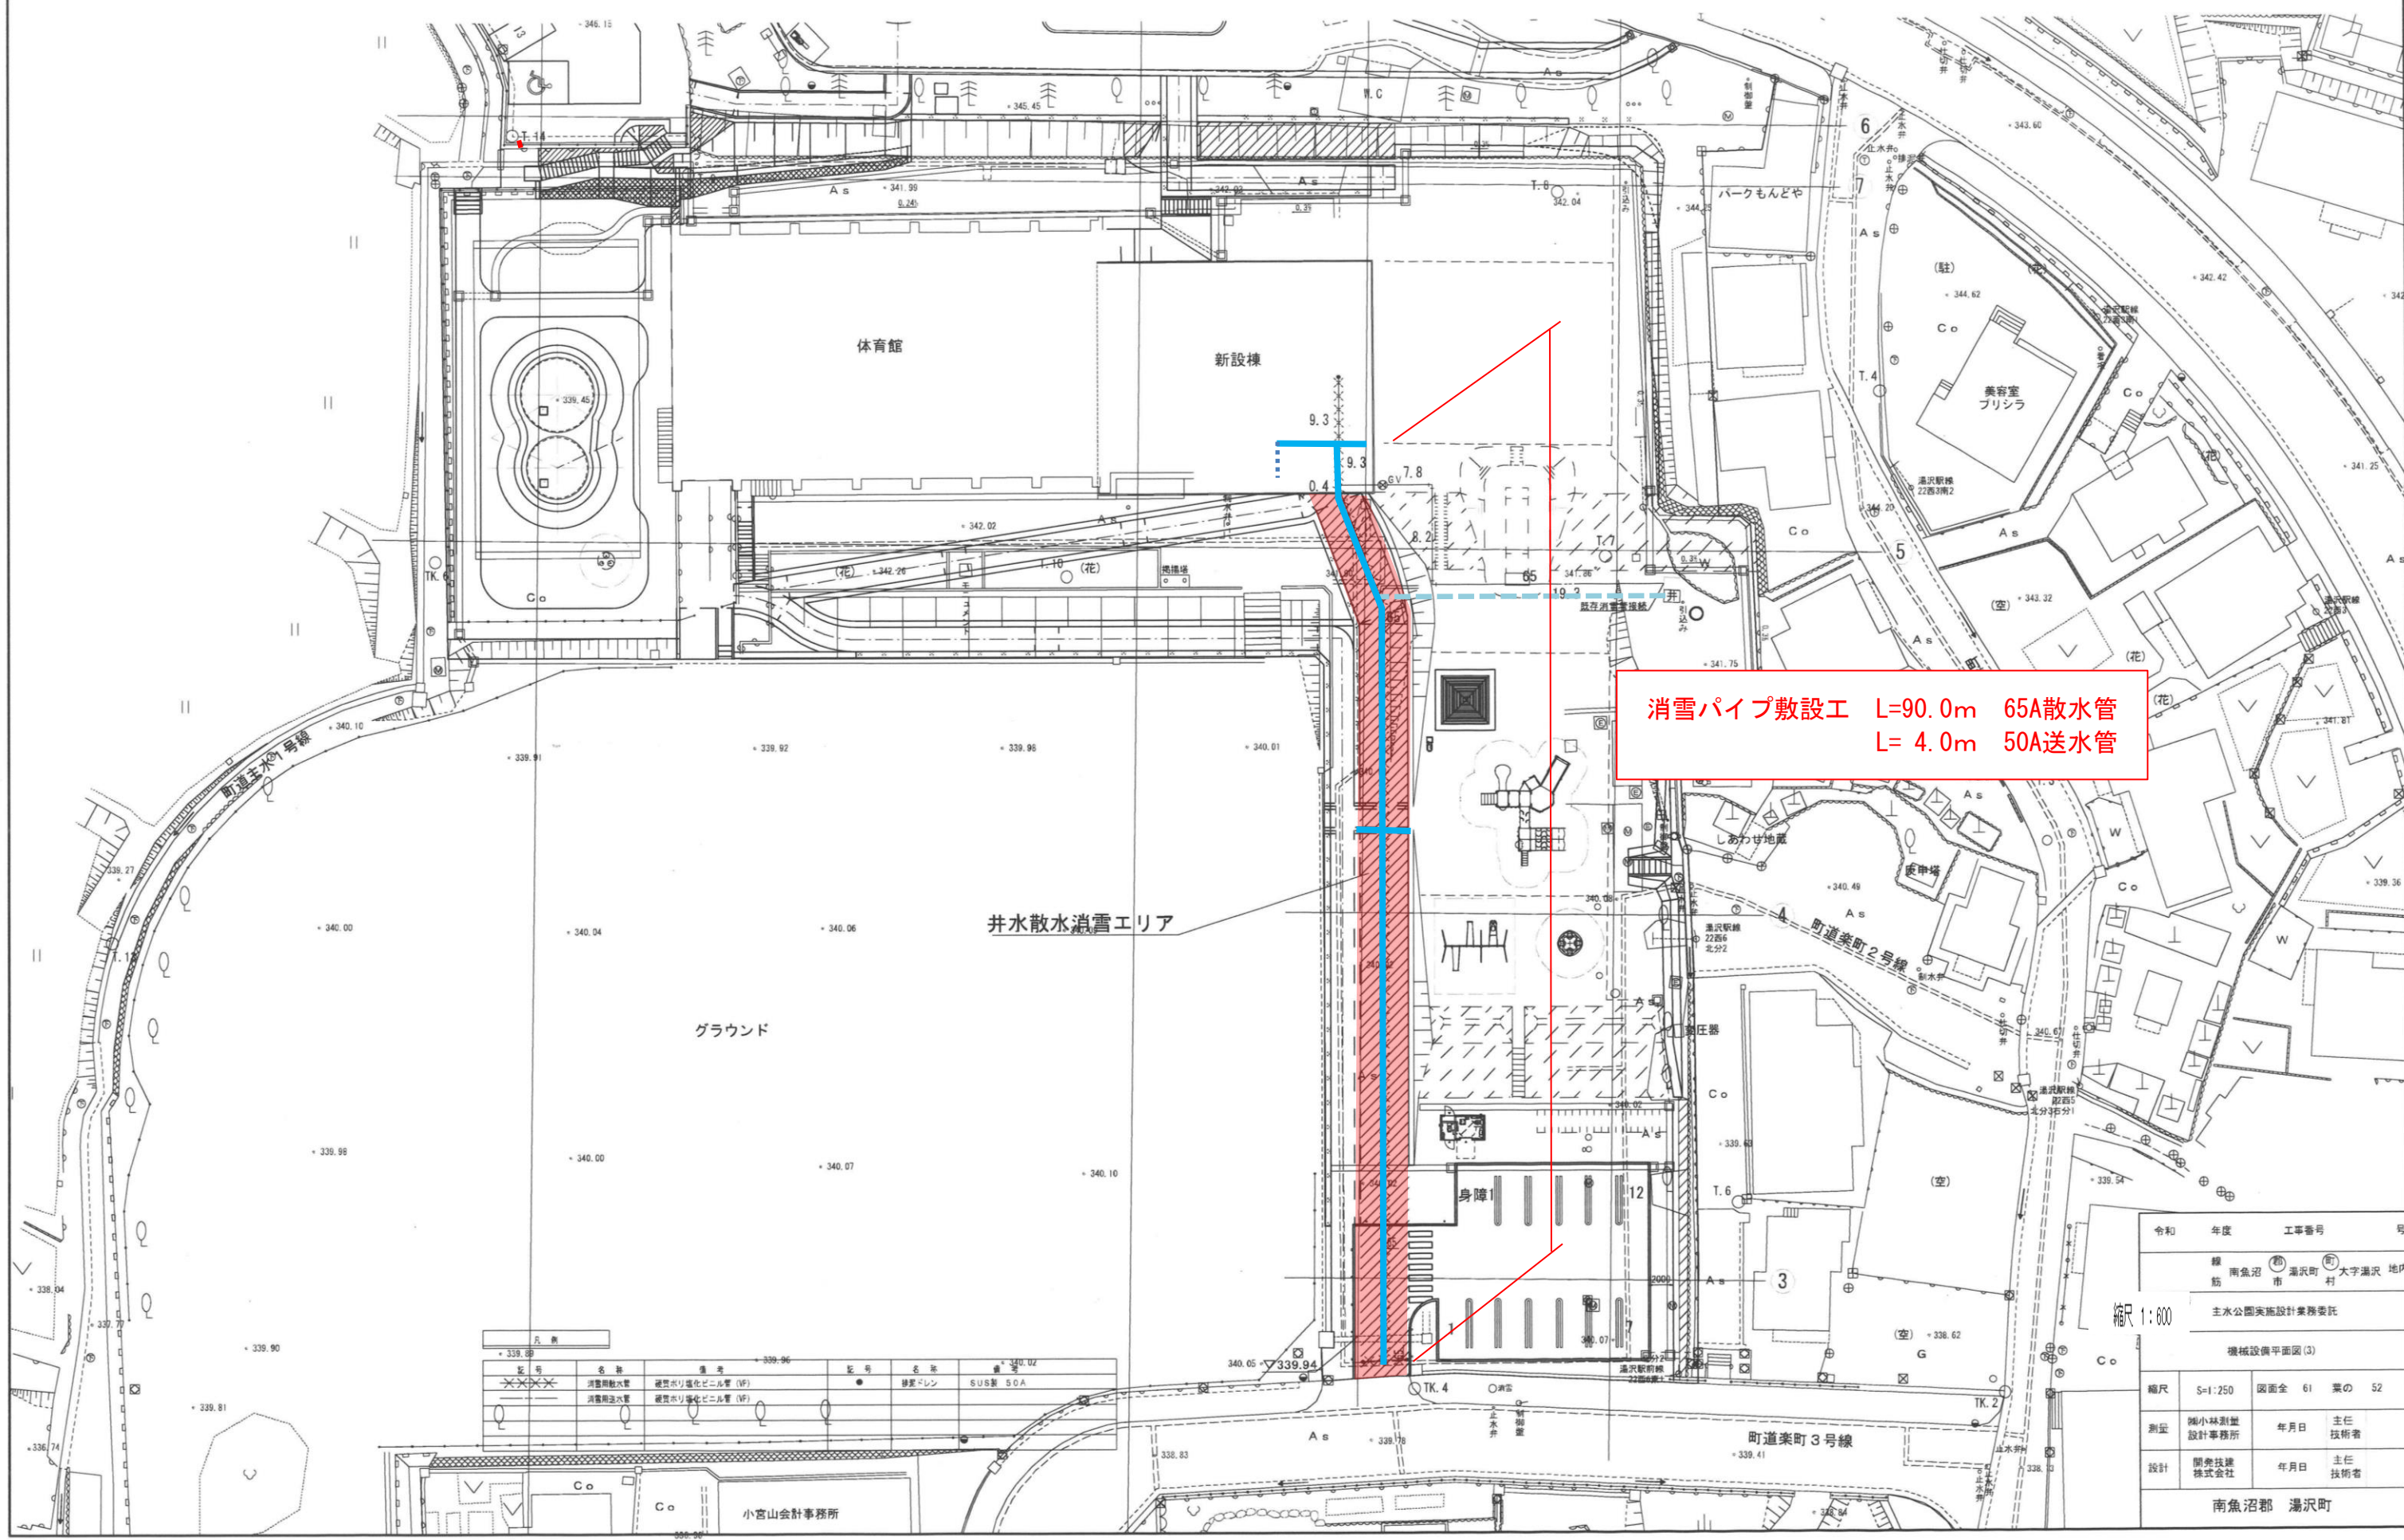

消雪パイプ敷設工 L=90.0m 65A散水管
L= 4.0m 50A送水管

凡 例		記 号		名 称		備 考		記 号		名 称		備 考	
※※※※	消雪用散水管	●	縦断	縦断	縦断	縦断	縦断	●	縦断	縦断	縦断	縦断	縦断
○	縦断	●	縦断	縦断	縦断	縦断	縦断	●	縦断	縦断	縦断	縦断	縦断

令和	年度	工事番号	号
南魚沼市	湯沢町	大字湯沢	地内
縮尺 1:800			
主水公園実施設計業務委託			
機械設備平面図 (3)			
縮尺	S=1:250	図面全	61 葉の 52
測量	堀小枝測量設計事務所	年月日	主任 技術者
設計	関東建設株式会社	年月日	主任 技術者
南魚沼郡 湯沢町			