
 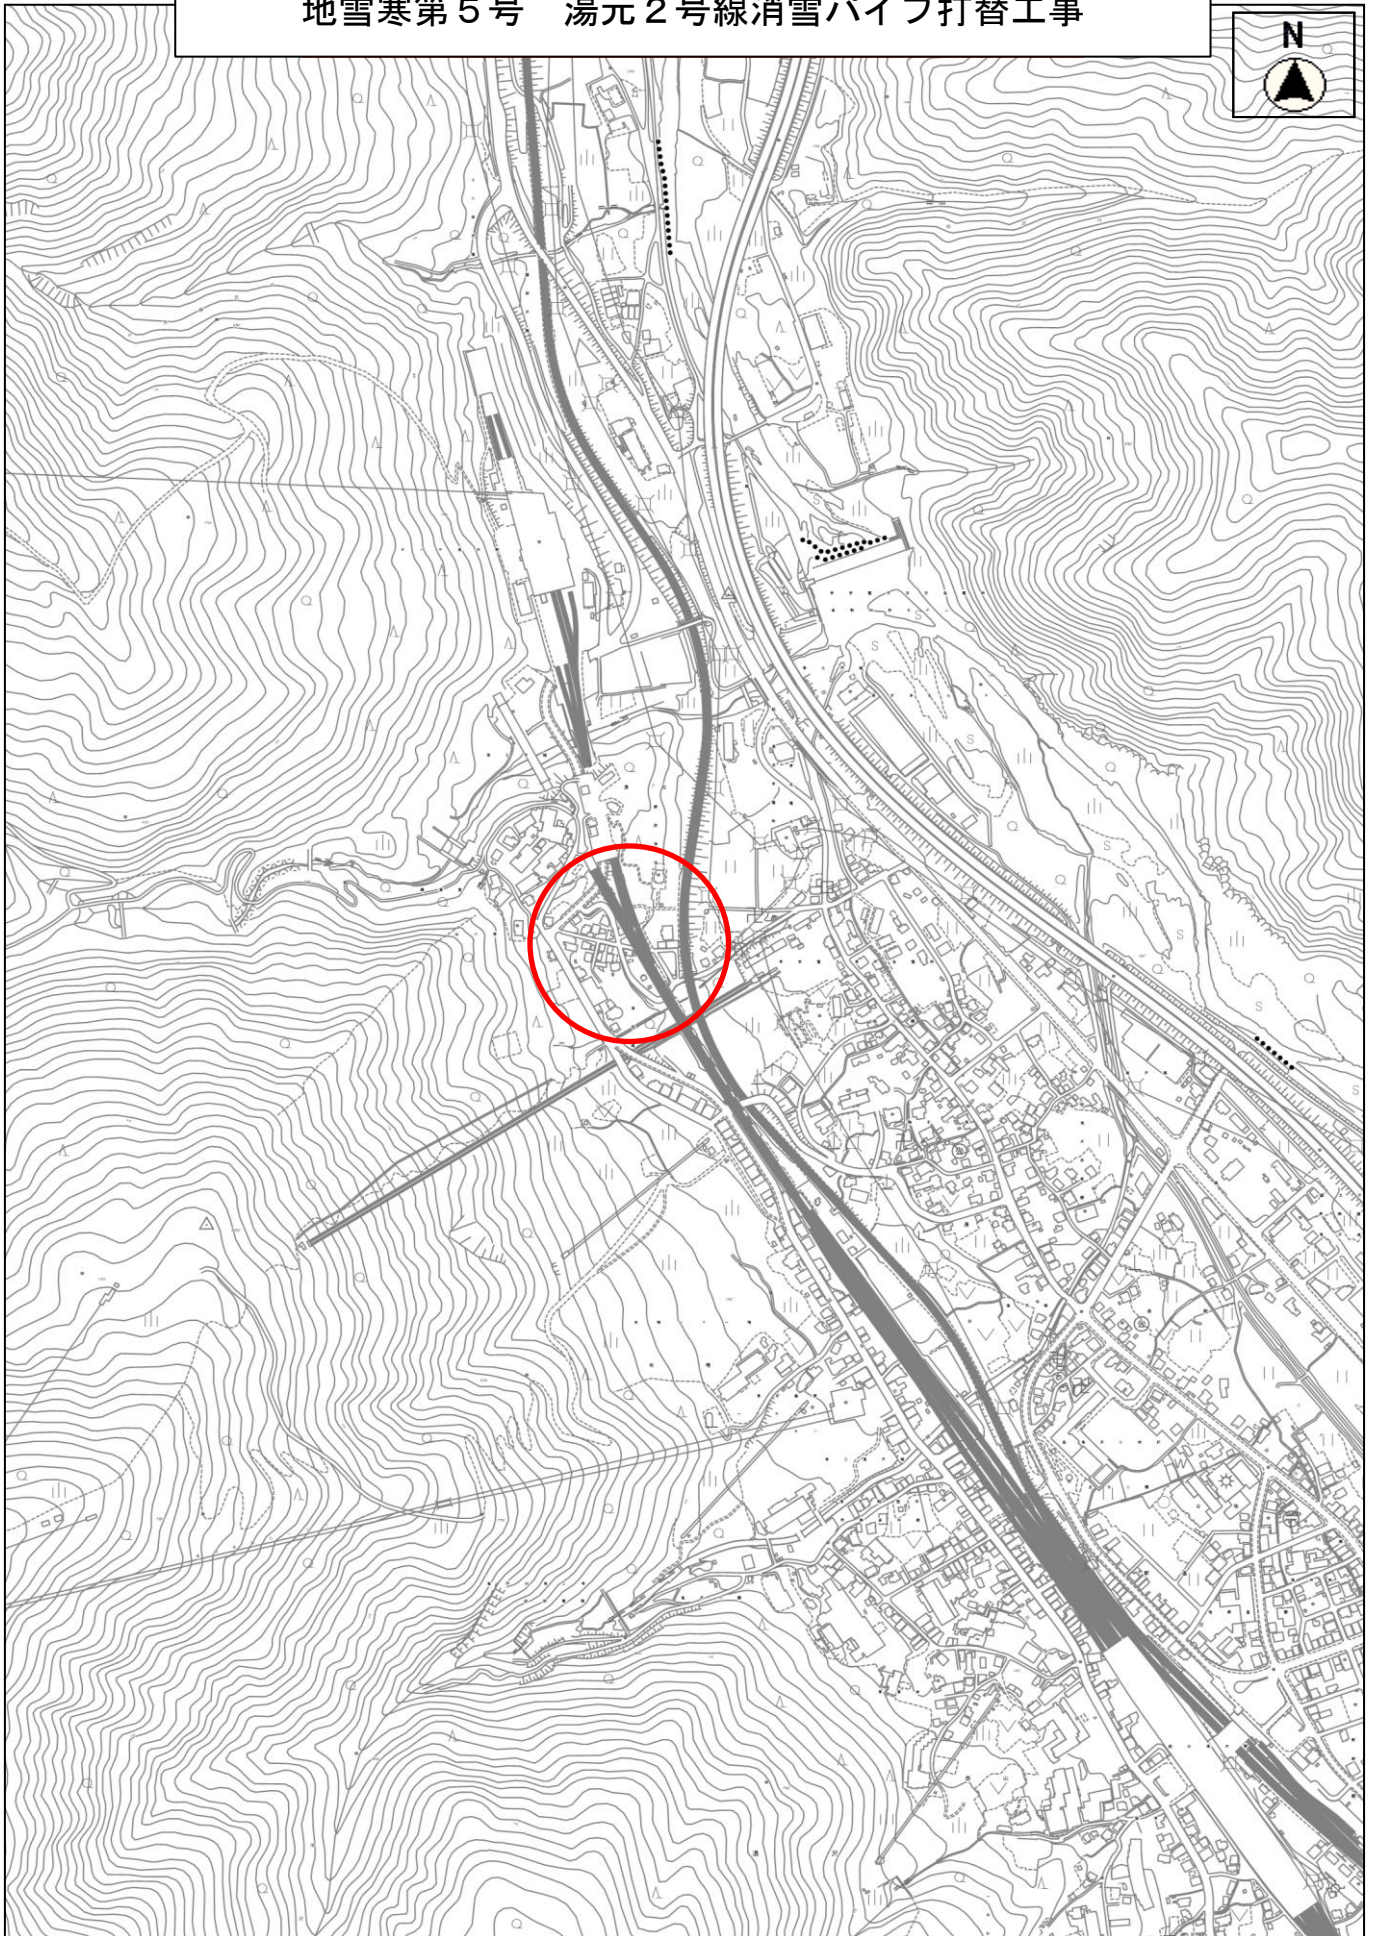



位置図

地雪寒第5号 湯元2号線消雪パイプ打替工事




縮尺 1 : 10000

令和 8 年度 地雪寒第 5 号 湯元 2 号線消雪パイプ打替工事 平面図

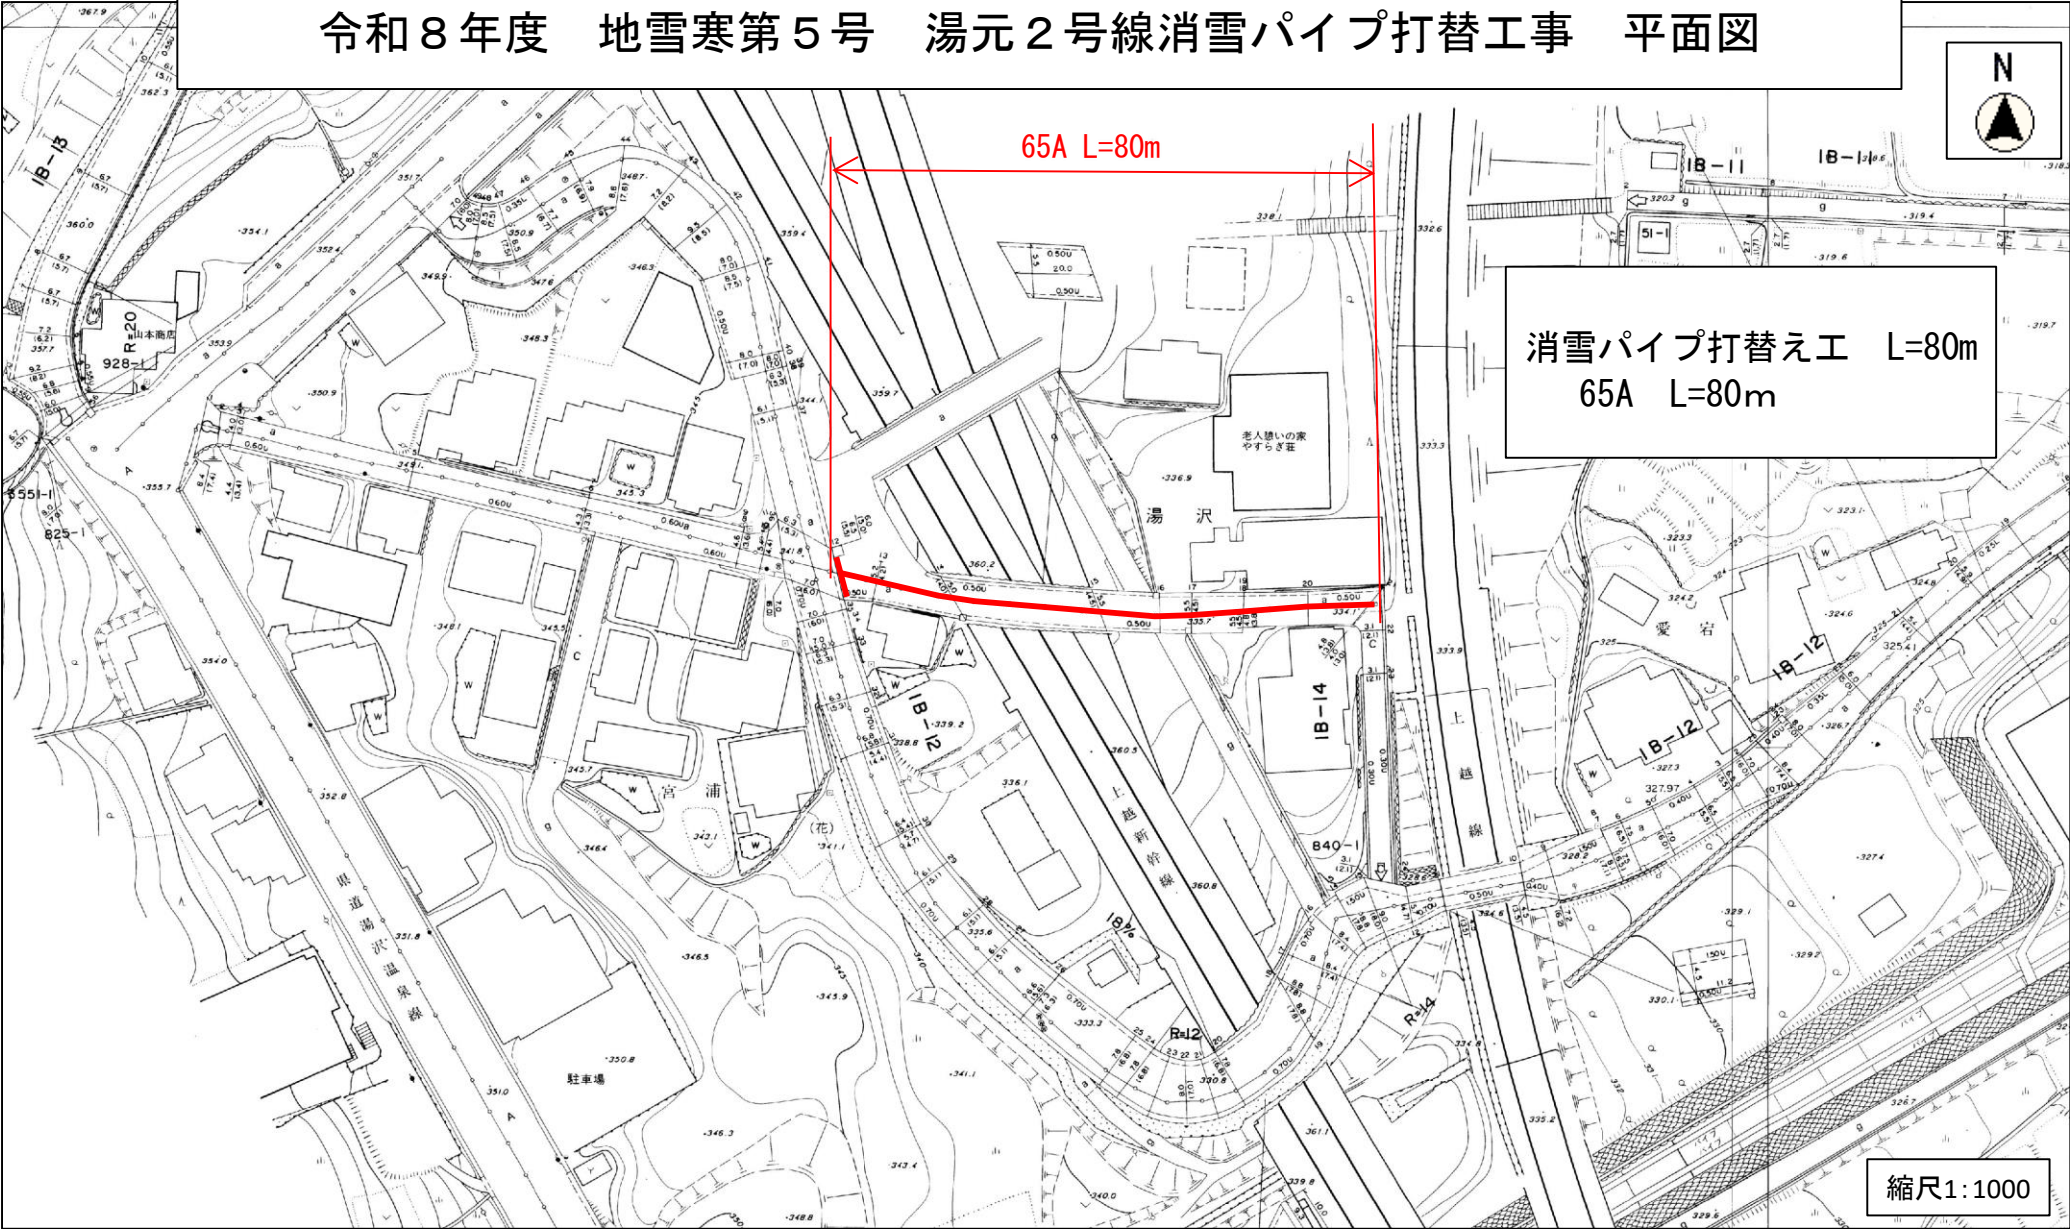

地雪寒第5号 湯元2号線消パイ打替工事 標準断面図

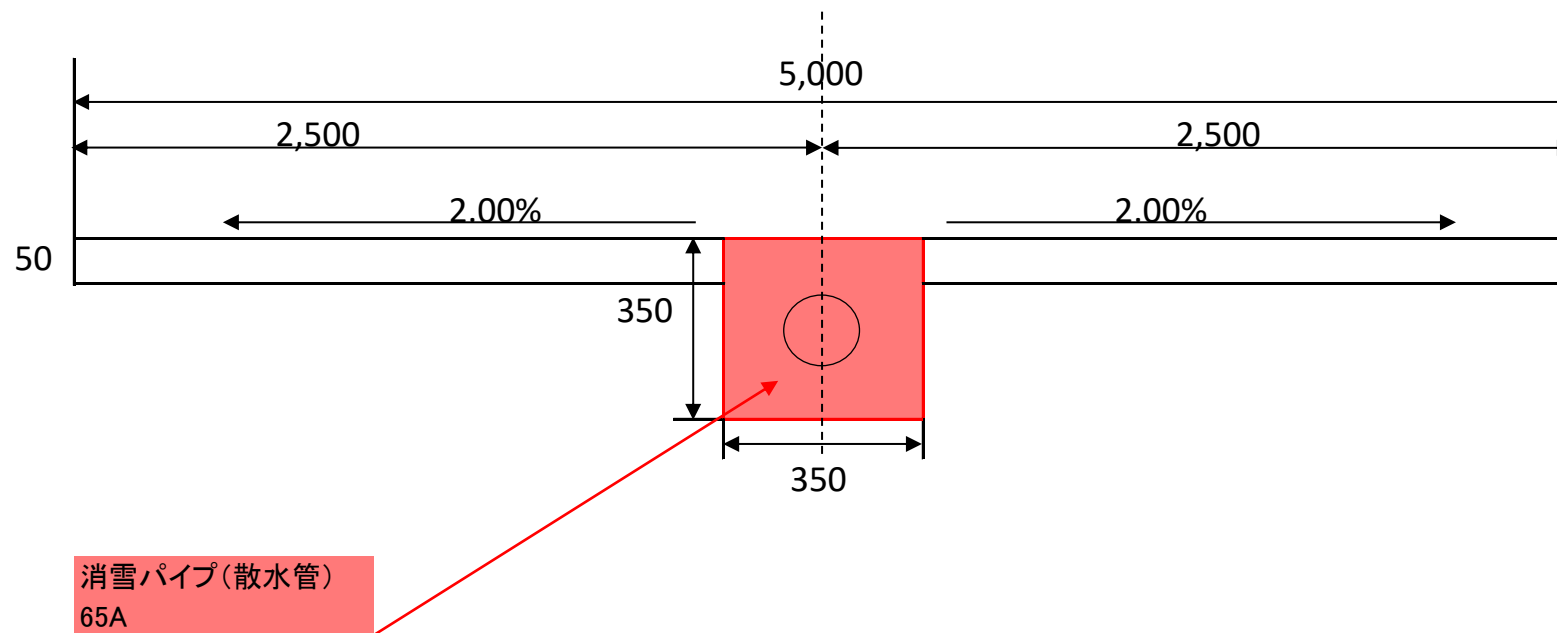

数 量 総 括 表

地雪寒第 5 号 湯元 2 号線消雪パイプ打替工事

数量総括表

NO. 1

工 種	種 別	規 格	単 位	当初数量	備 考
舗装工					
	舗装版切断		m	160	80*2
	舗装版破碎		m ²	28	80*0.35
	舗装殻運搬		m ³	1	28*0.05
	舗装処分		t	2	1*2.35
土工					
	掘削		m ³	8	80*0.35*0.3
	土砂運搬		m ³	8	80*0.35*0.3
消雪パイプ工					
	消雪パイプ基礎	65A以下	m	80	
	TS継手工	50～75A	口	13	
	TS継手工	20～25A	口	2	
	ねじ込み接合工	40A以下	箇所	1	
	RR継手工	50～75A	口	15	

数量総括表

NO. 2

工 種	種 別	規 格	単 位	当初数量	備 考
消雪パイプ材料					
	HIVP散水管	65A	m	80	
	HIエルボ	65A	個	2	
	HIエルボ45°	65A	個	3	
	HIソケット	65A×50A	個	1	
	HIソケット	50A×25A	個	1	
	金属入りバルブソケット	25A	個	1	
	消雪パイプノズル	ステンレス 開閉式	個	58	
	ゲートバルブ	25A	個	1	80÷1.38
安全工	交通誘導員B		人	8	