


令和6年度 地雪寒第6号 湯元1号線消雪パイプ打替え工事 平面図

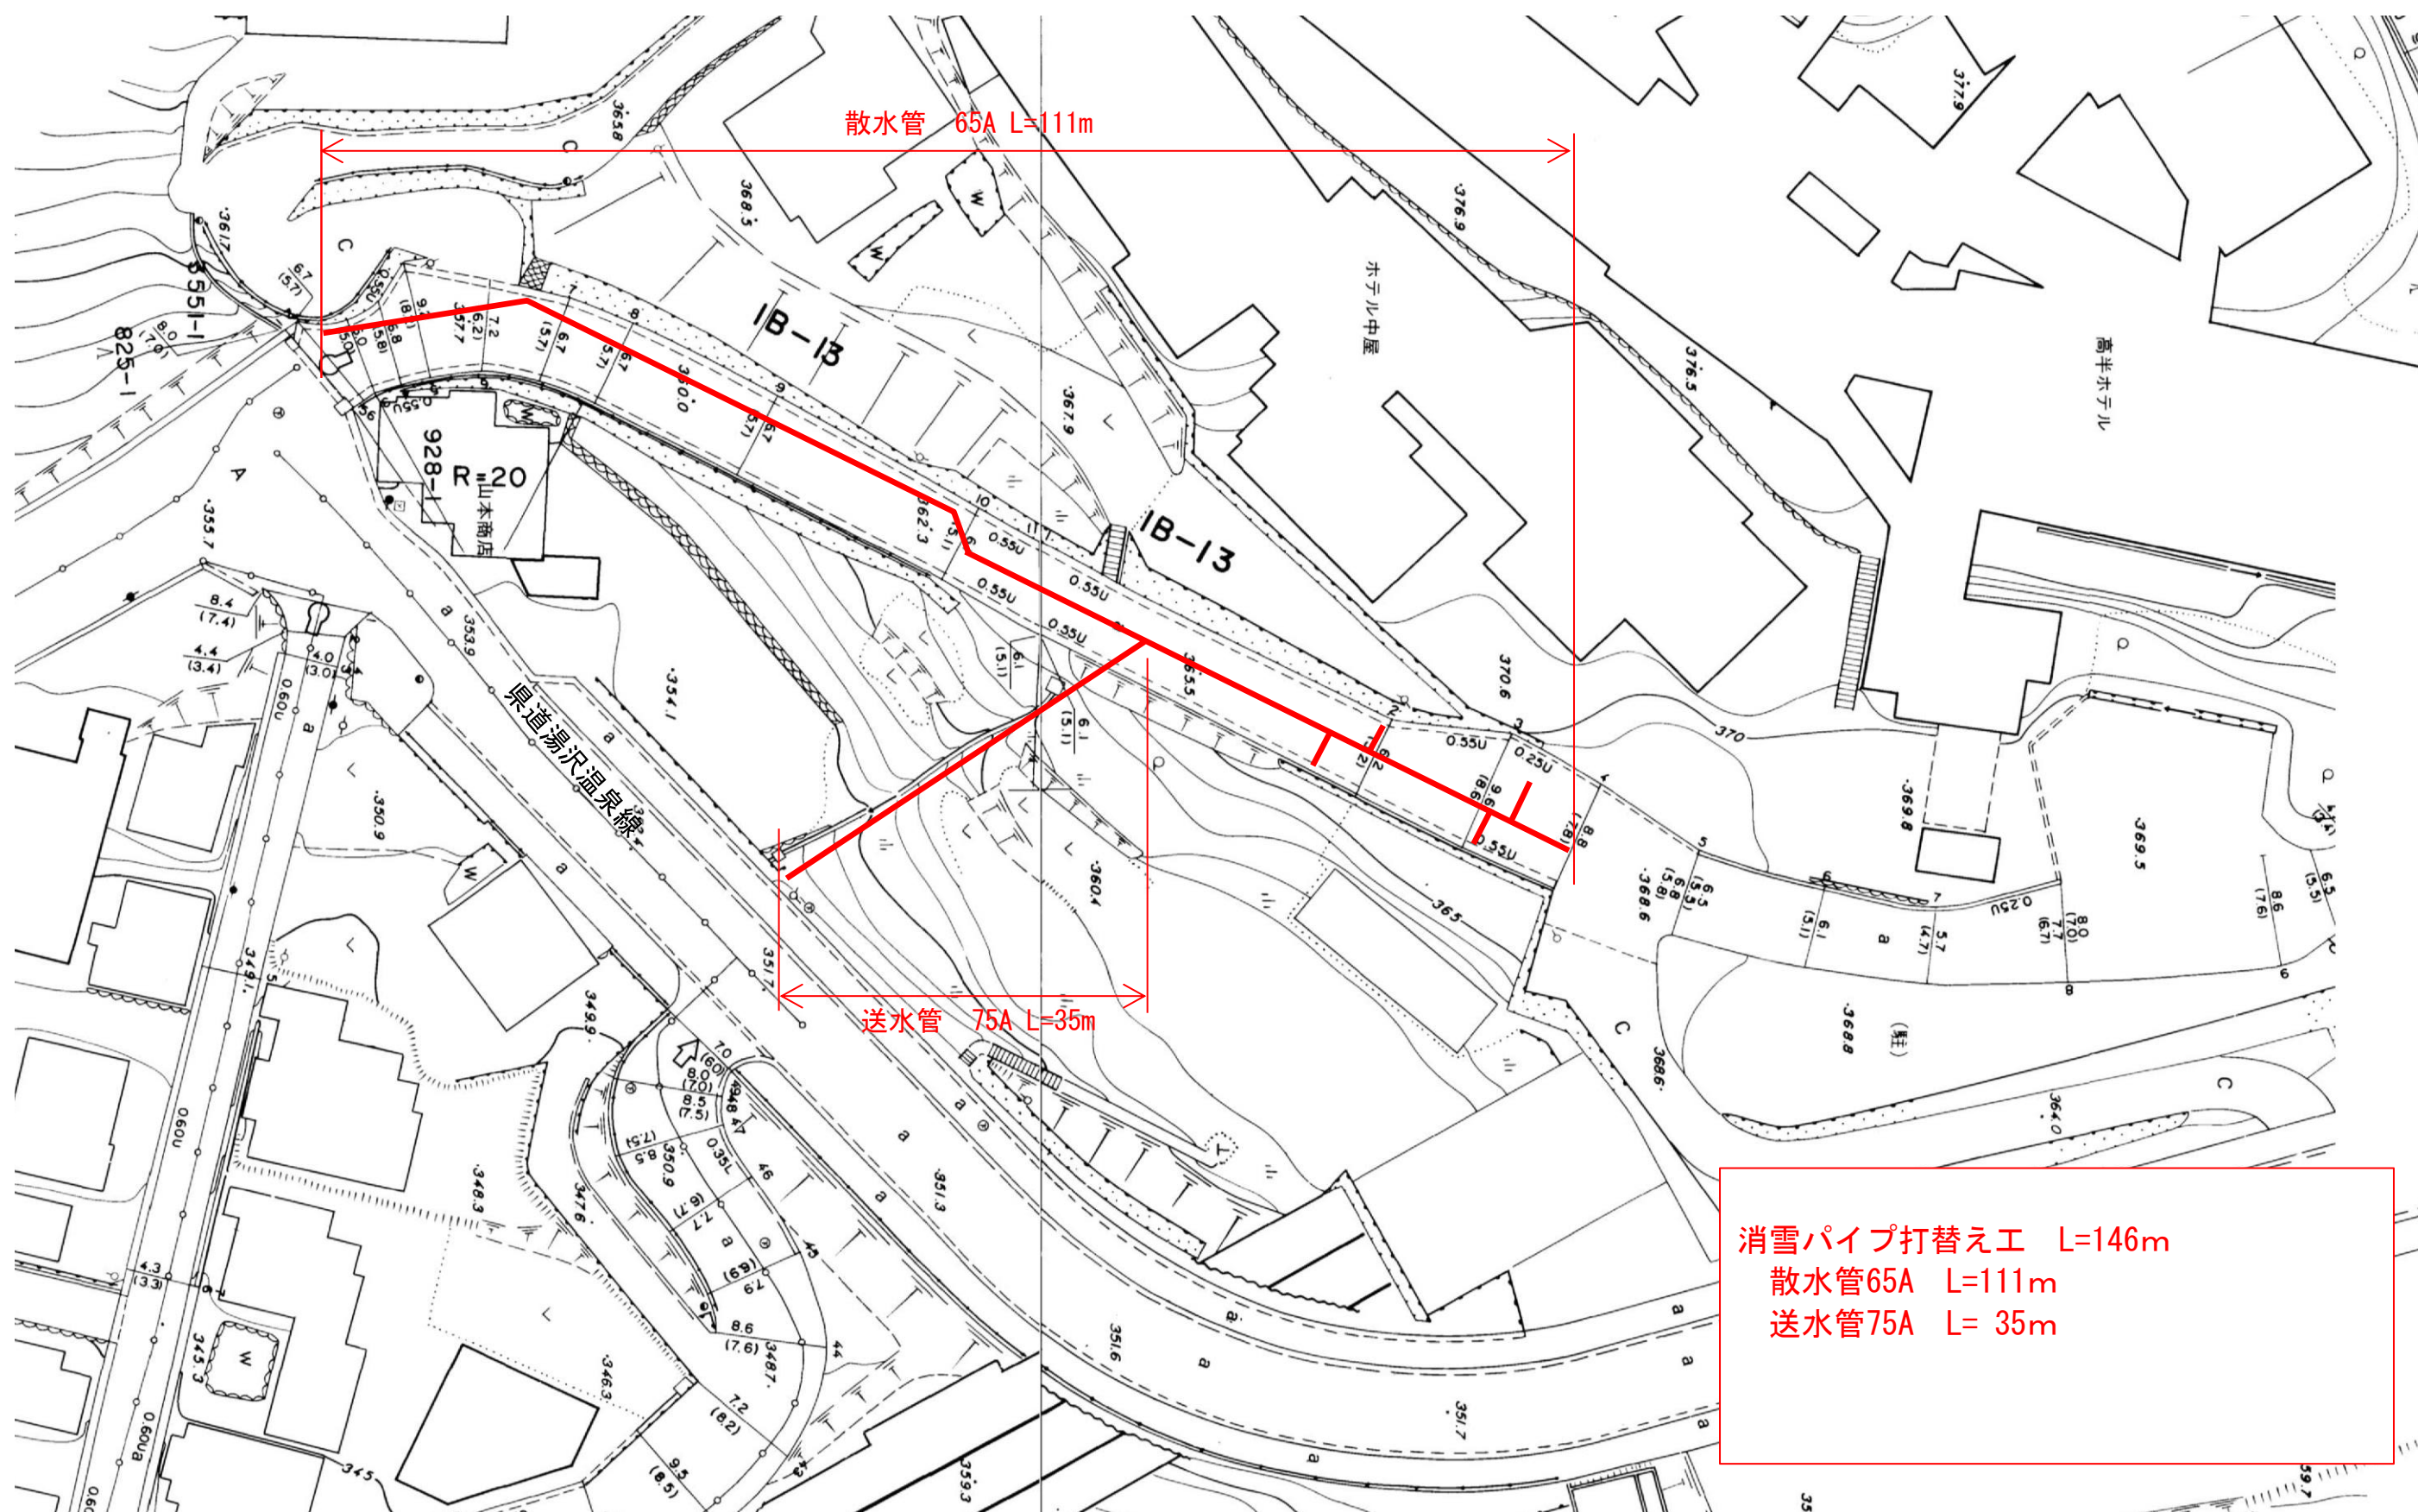

縮尺 1 : 600