




# 位置図

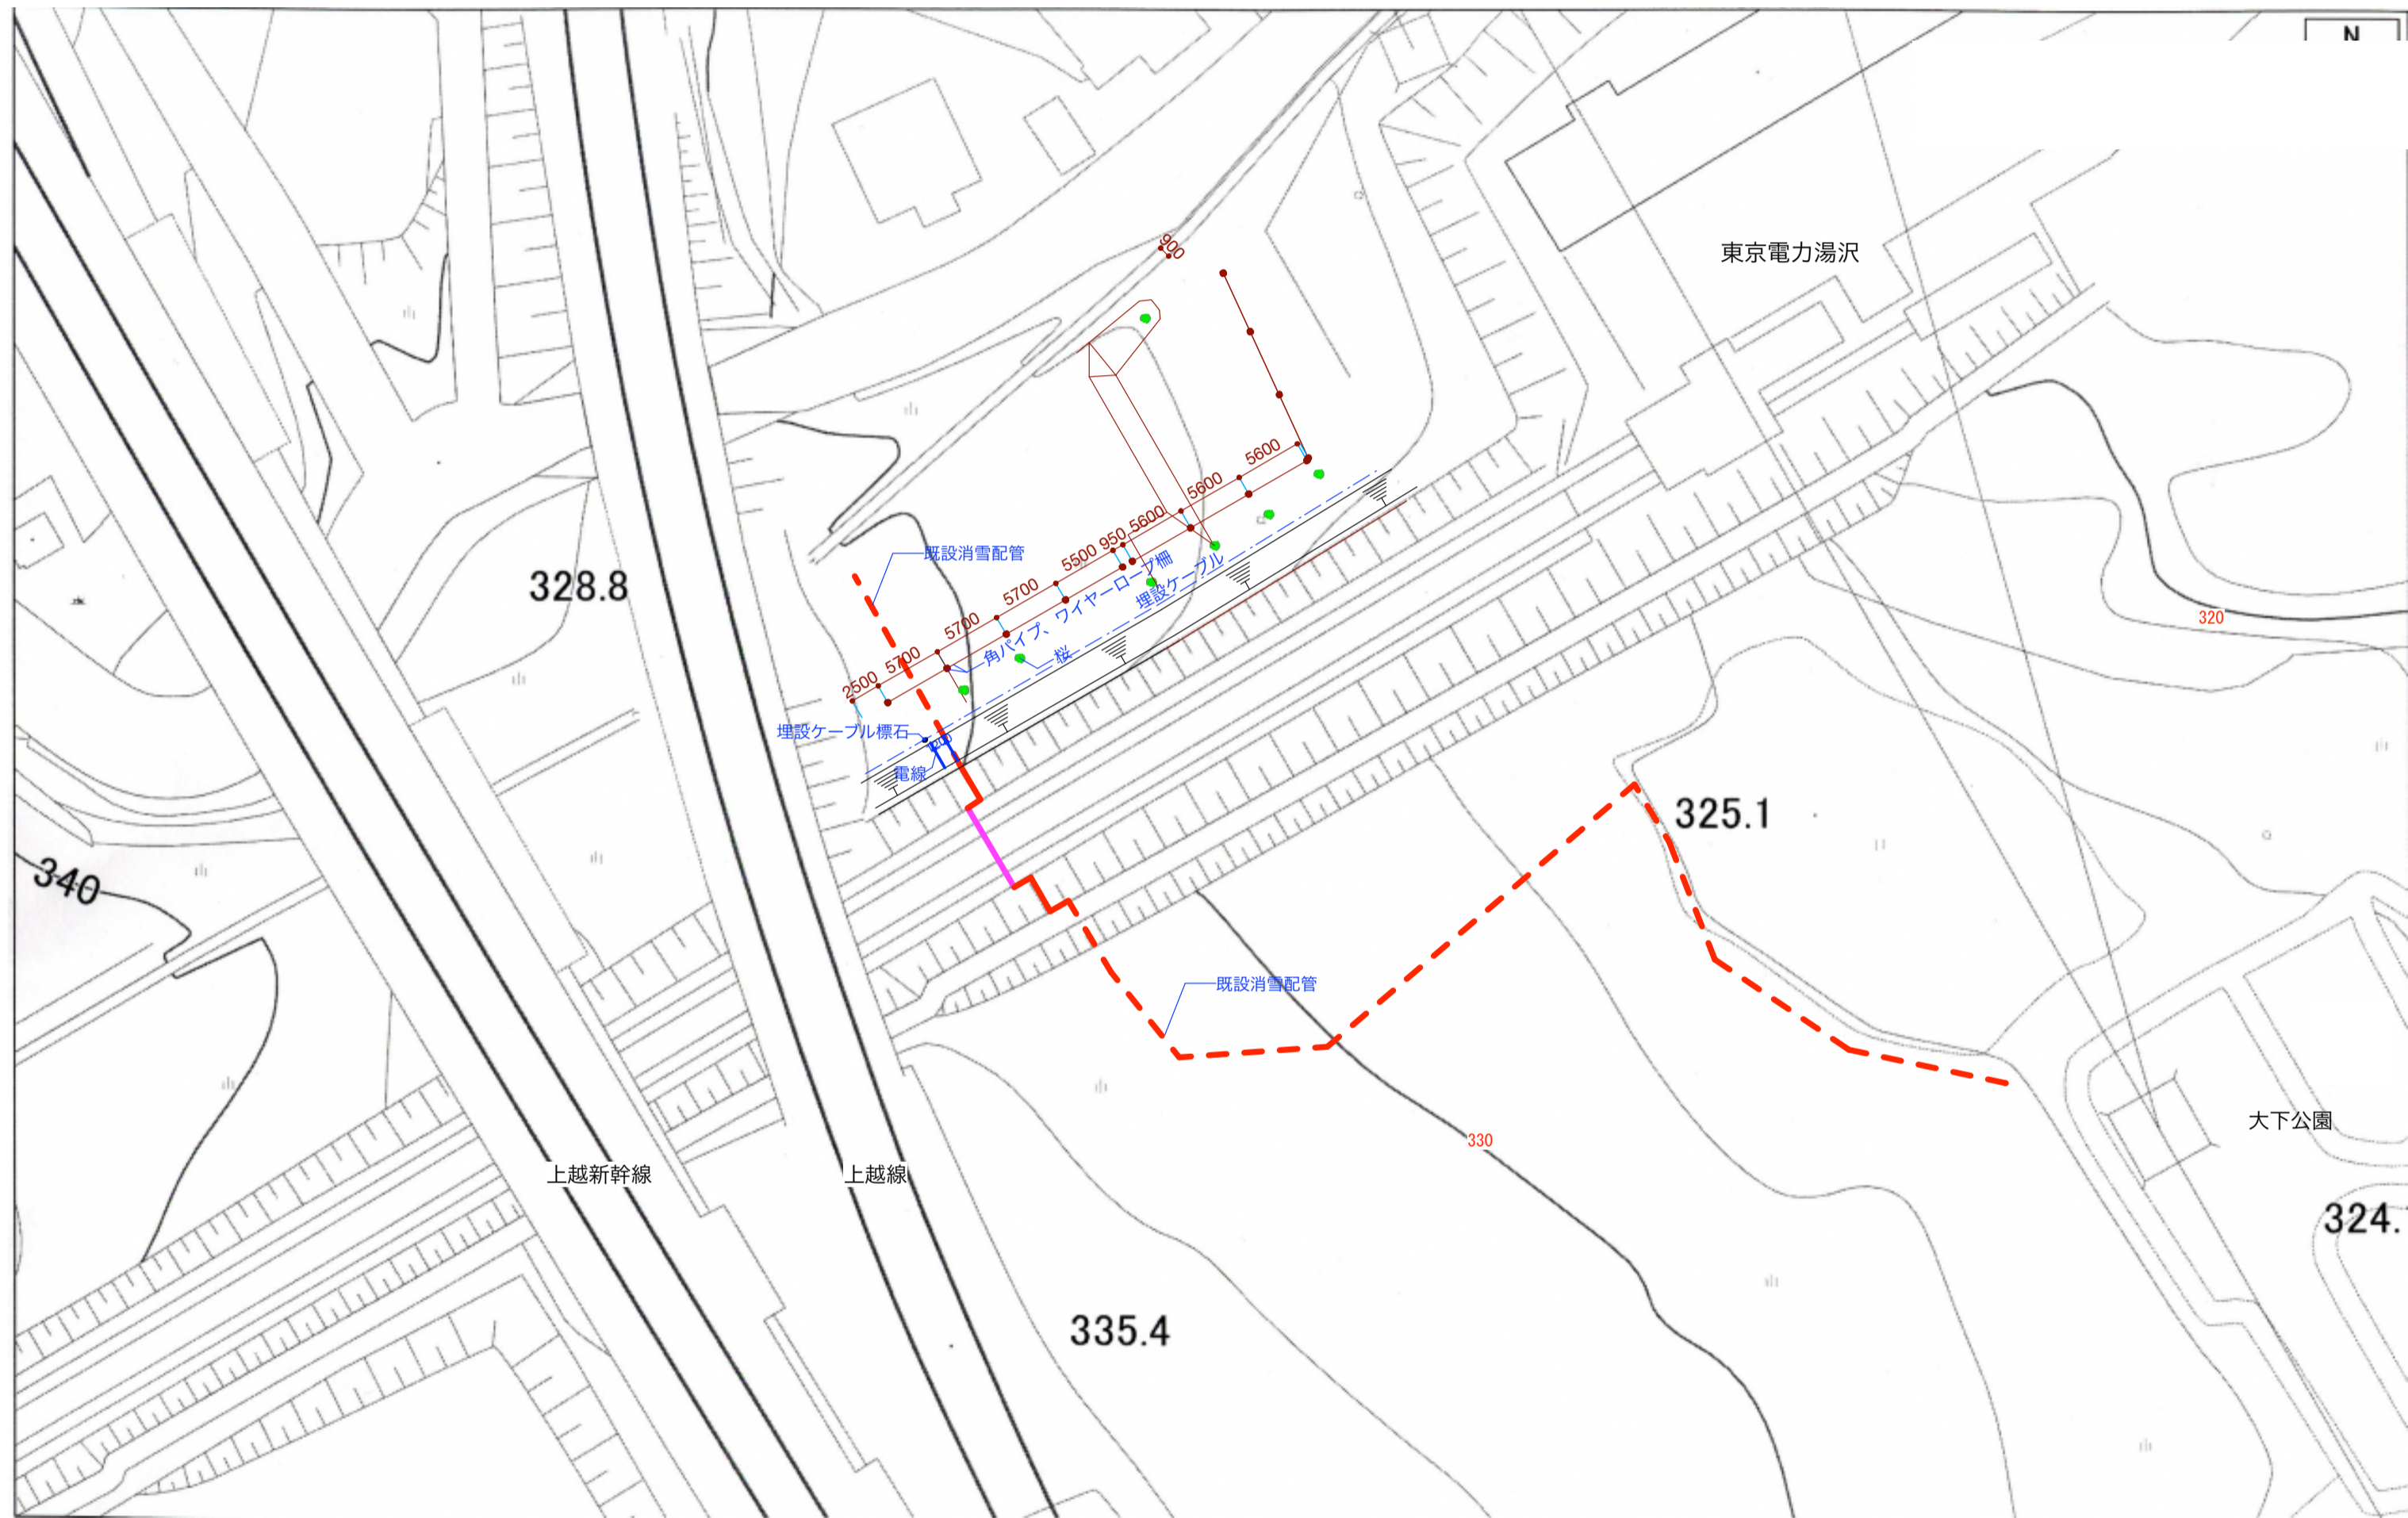

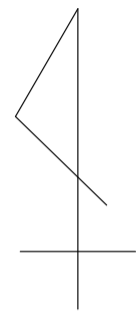


現況敷地図 S=1:500

工事名称 町72号消雪井戸送水管敷設替工事		図面名 現況敷地図		図面番号 A — 1		1級建築士事務所 新潟県知事登録(へ)第2561号 <b>関越総合企画設計株式会社</b> 1級建築士登録(大) 168657 新潟県南魚沼郡湯沢町大字湯沢1696-1 渡辺 和夫	
製作年月日 2018.08.01		縮尺 S=1 : 500					

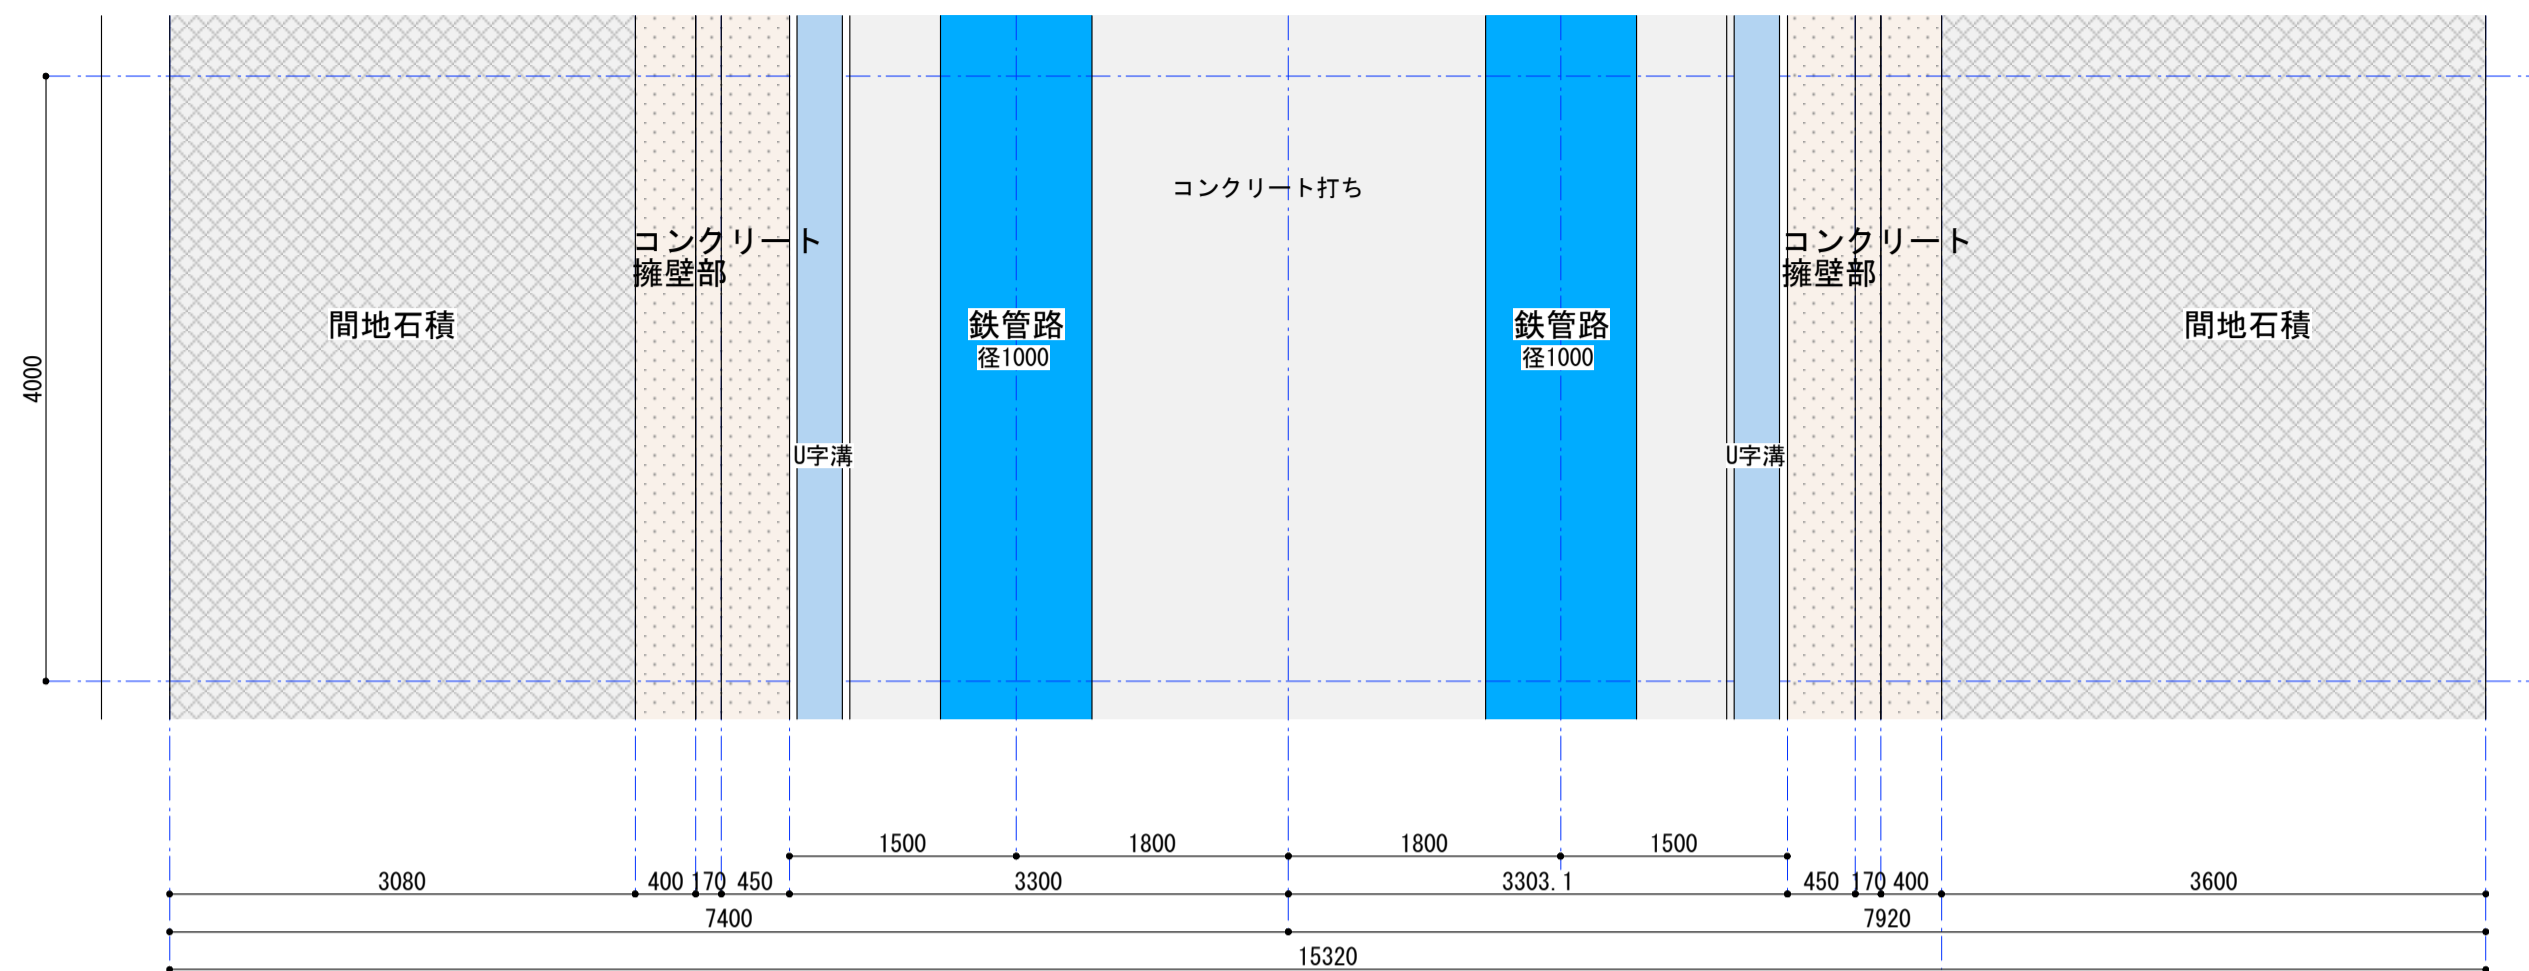


現況平面図 S=1 : 50

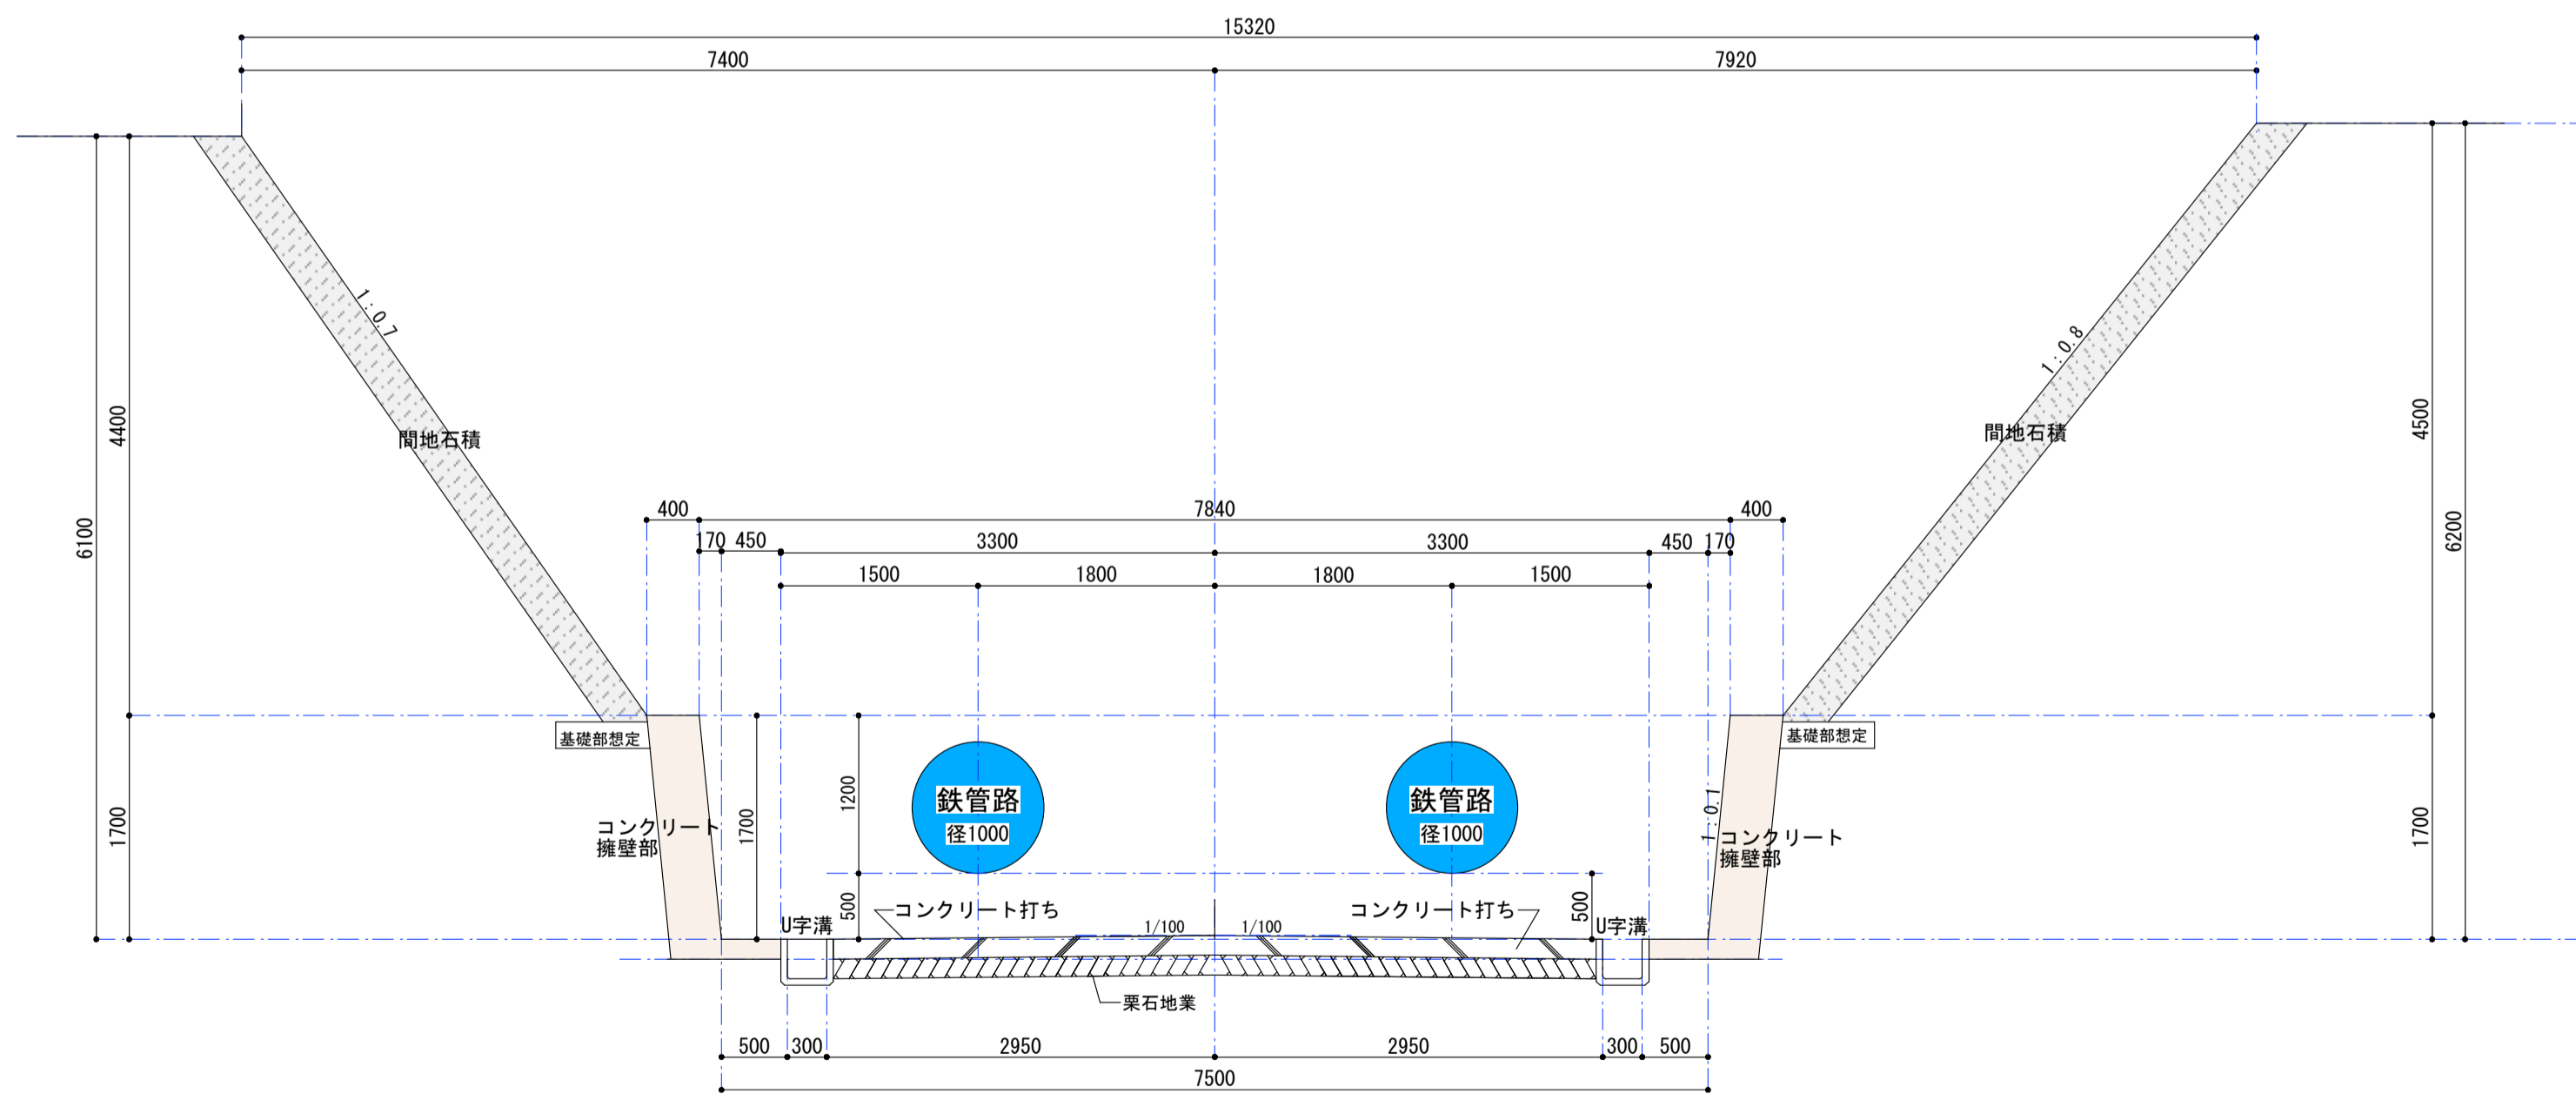


現況断面図 S=1 : 50


工事名称 町72号消雪井戸送水管敷設替工事		図面名 現況平面図・断面図		図面番号 A — 2	
製作年月日 2018.08.01		縮尺 S=1 : 50		1級建築士事務所 新潟県知事登録(ハ)第2561号 <b>関越総合企画設計株式会社</b> 1級建築士登録(大)168657 新潟県南魚沼郡湯沢町大字湯沢1696-1 渡辺 和夫	

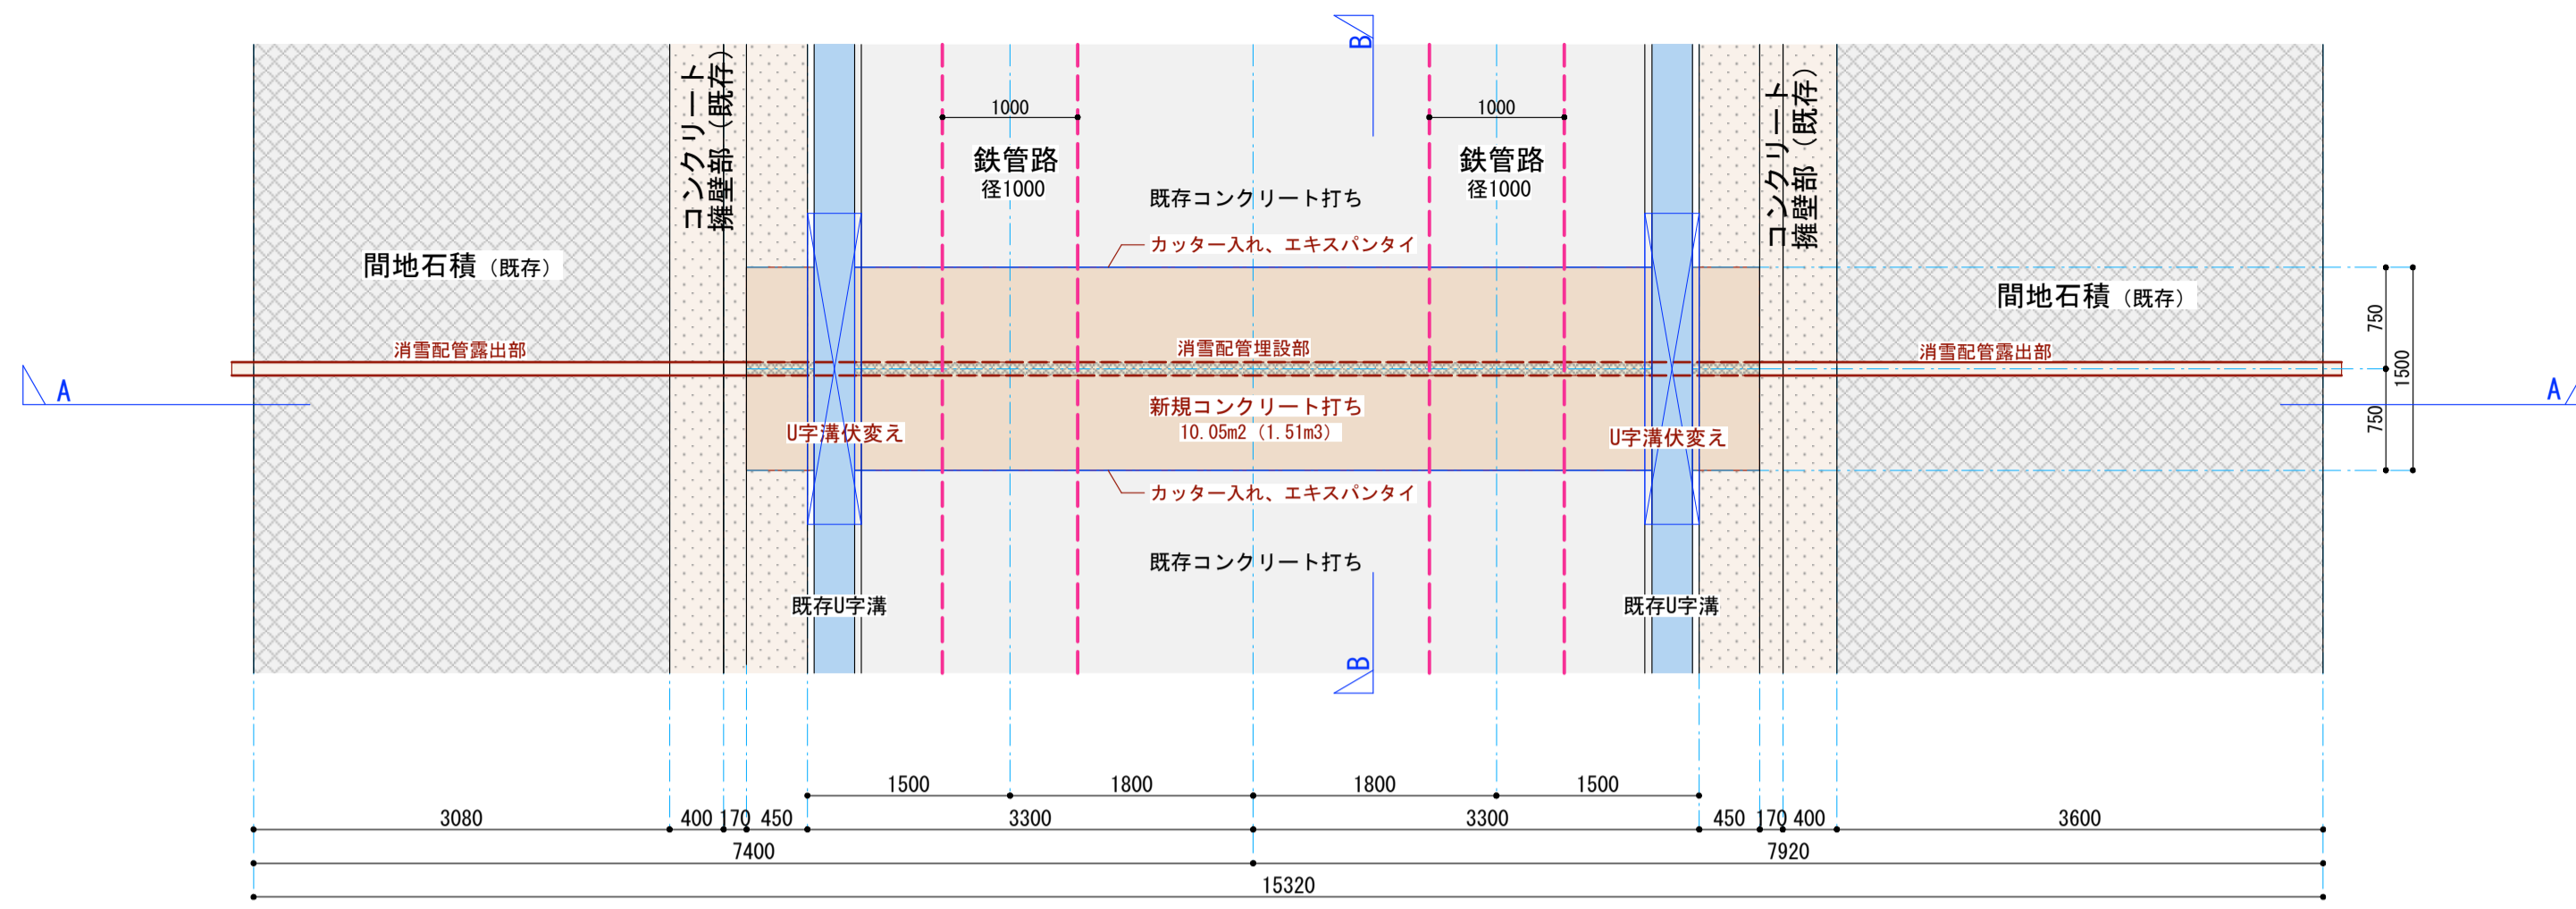

配管部平面図 S=1 : 50


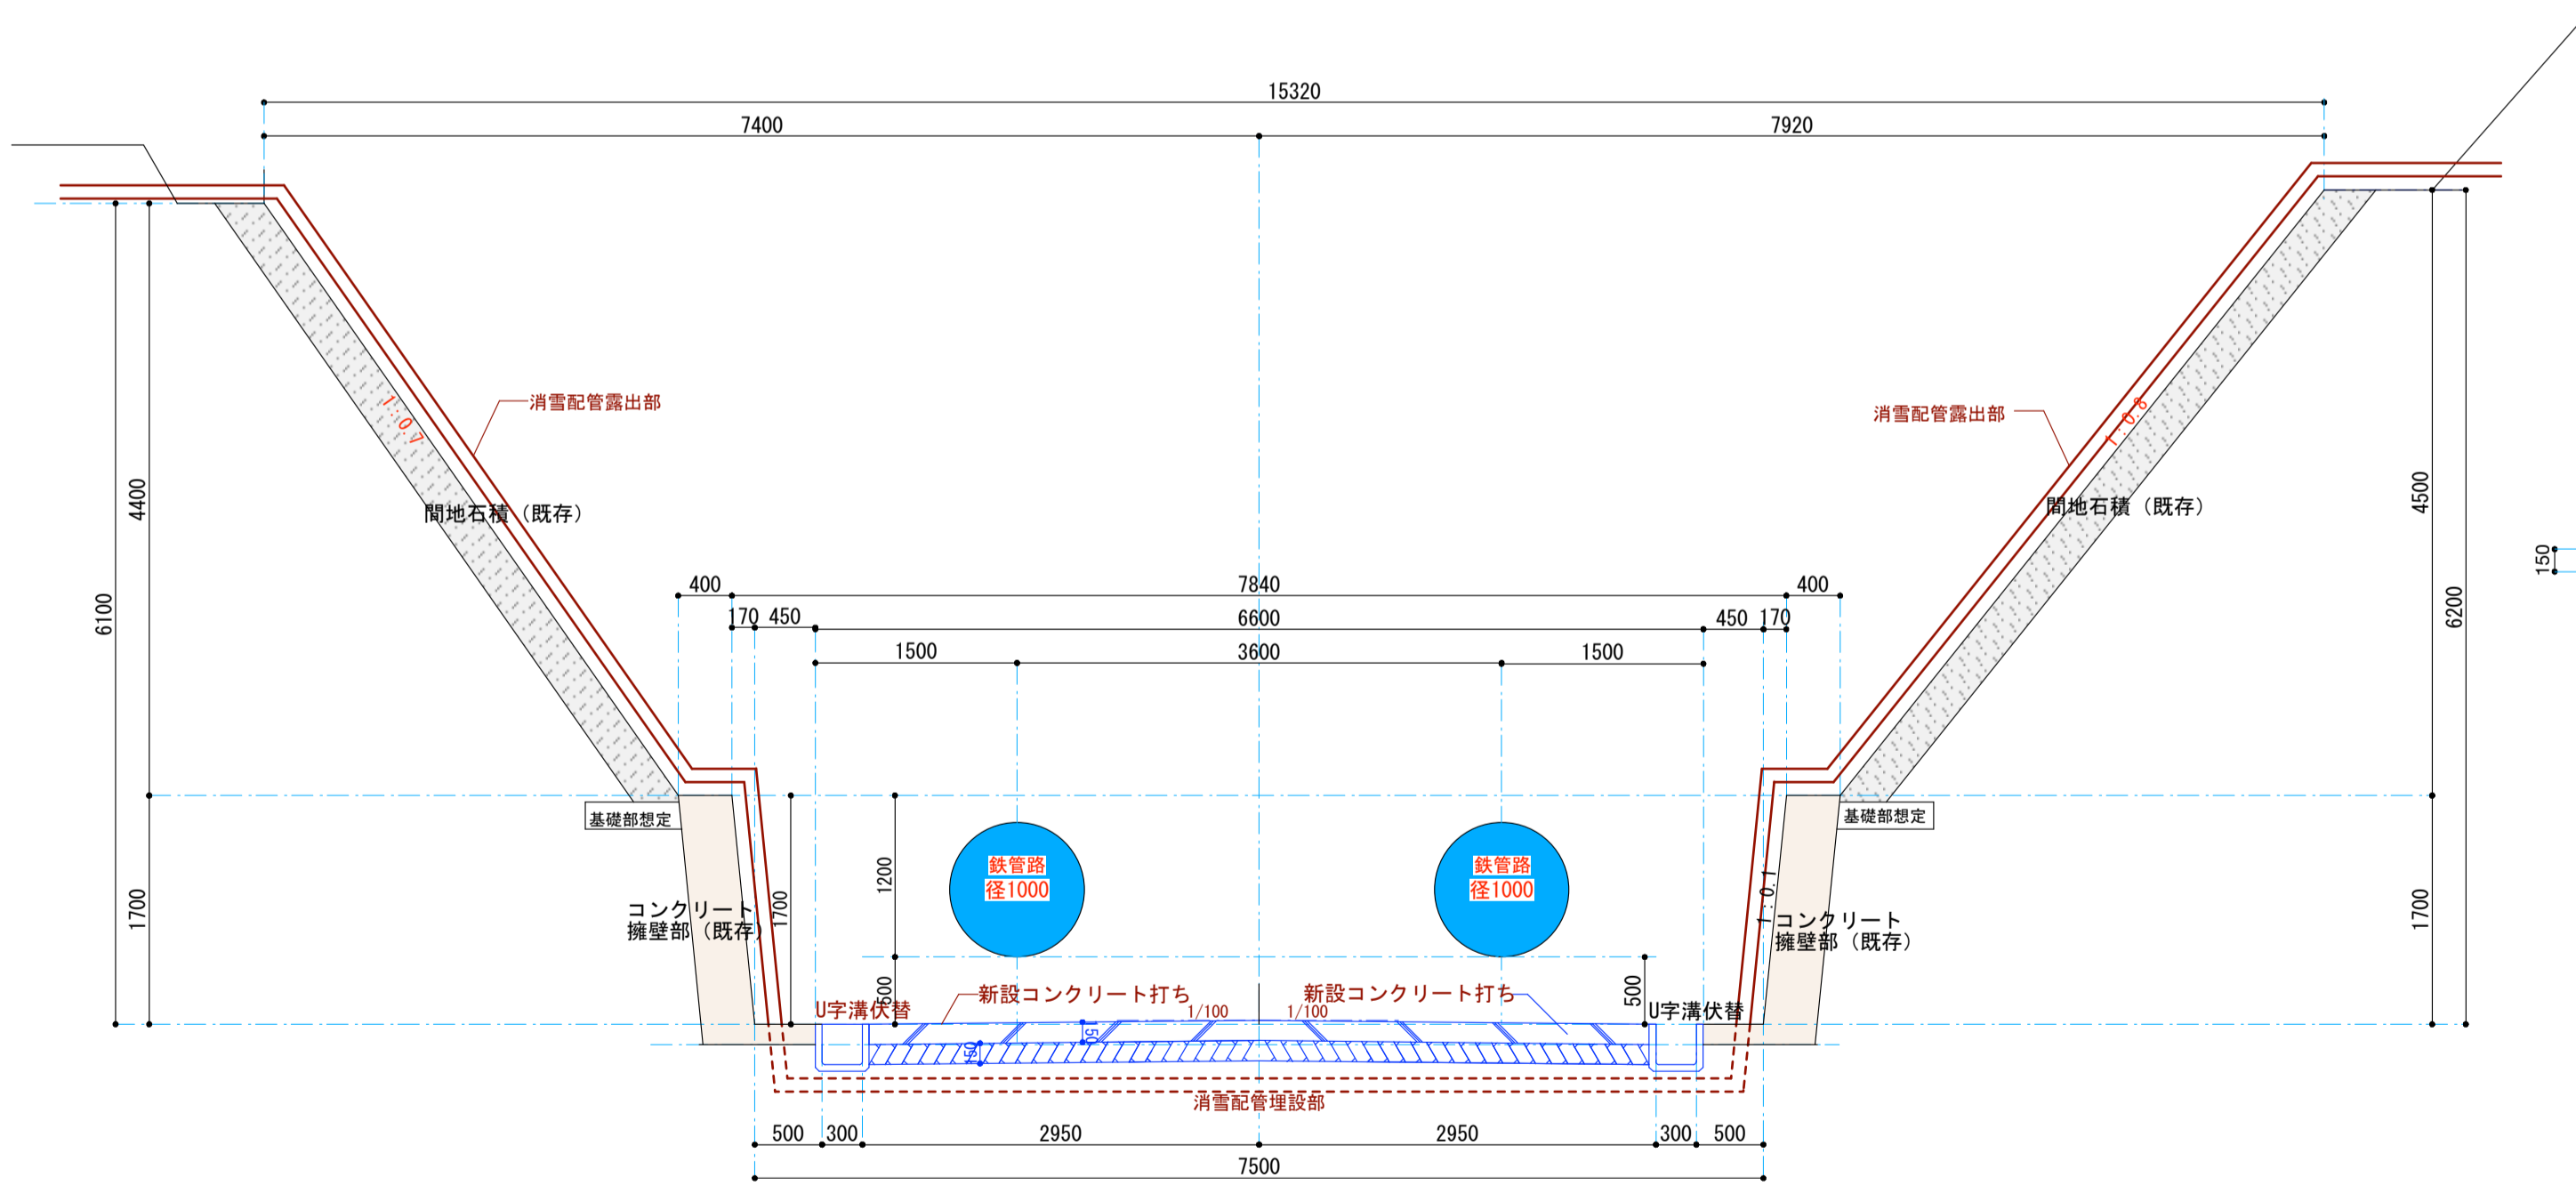


A-A断面  
配管部横断面図 S=1 : 50

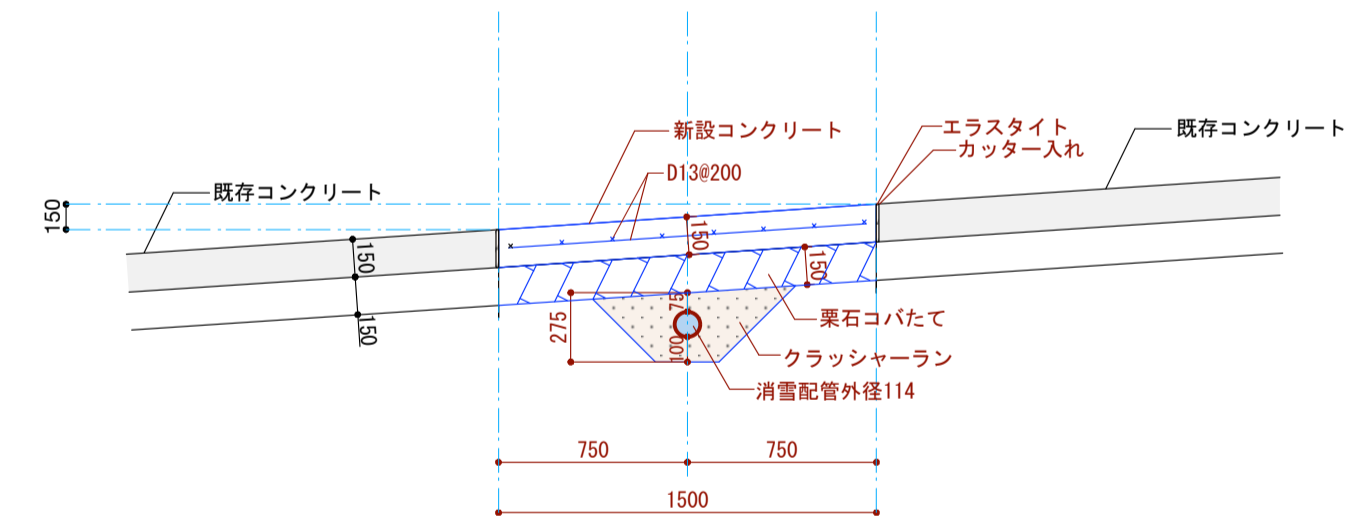


B-B断面  
配管部縦断面図 S=1 : 30

工事名称 町72号消雪井戸送水管敷設替工事		図面名 平面図・断面図		図面番号 A — 3		1級建築士事務所 新潟県知事登録(へ)第2561号 <b>関越総合企画設計株式会社</b> 1級建築士登録(大) 168657 新潟県南魚沼郡湯沢町大字湯沢1696-1 渡辺 和夫	
製作年月日 2018.08.01		縮尺 S=1 : 50					

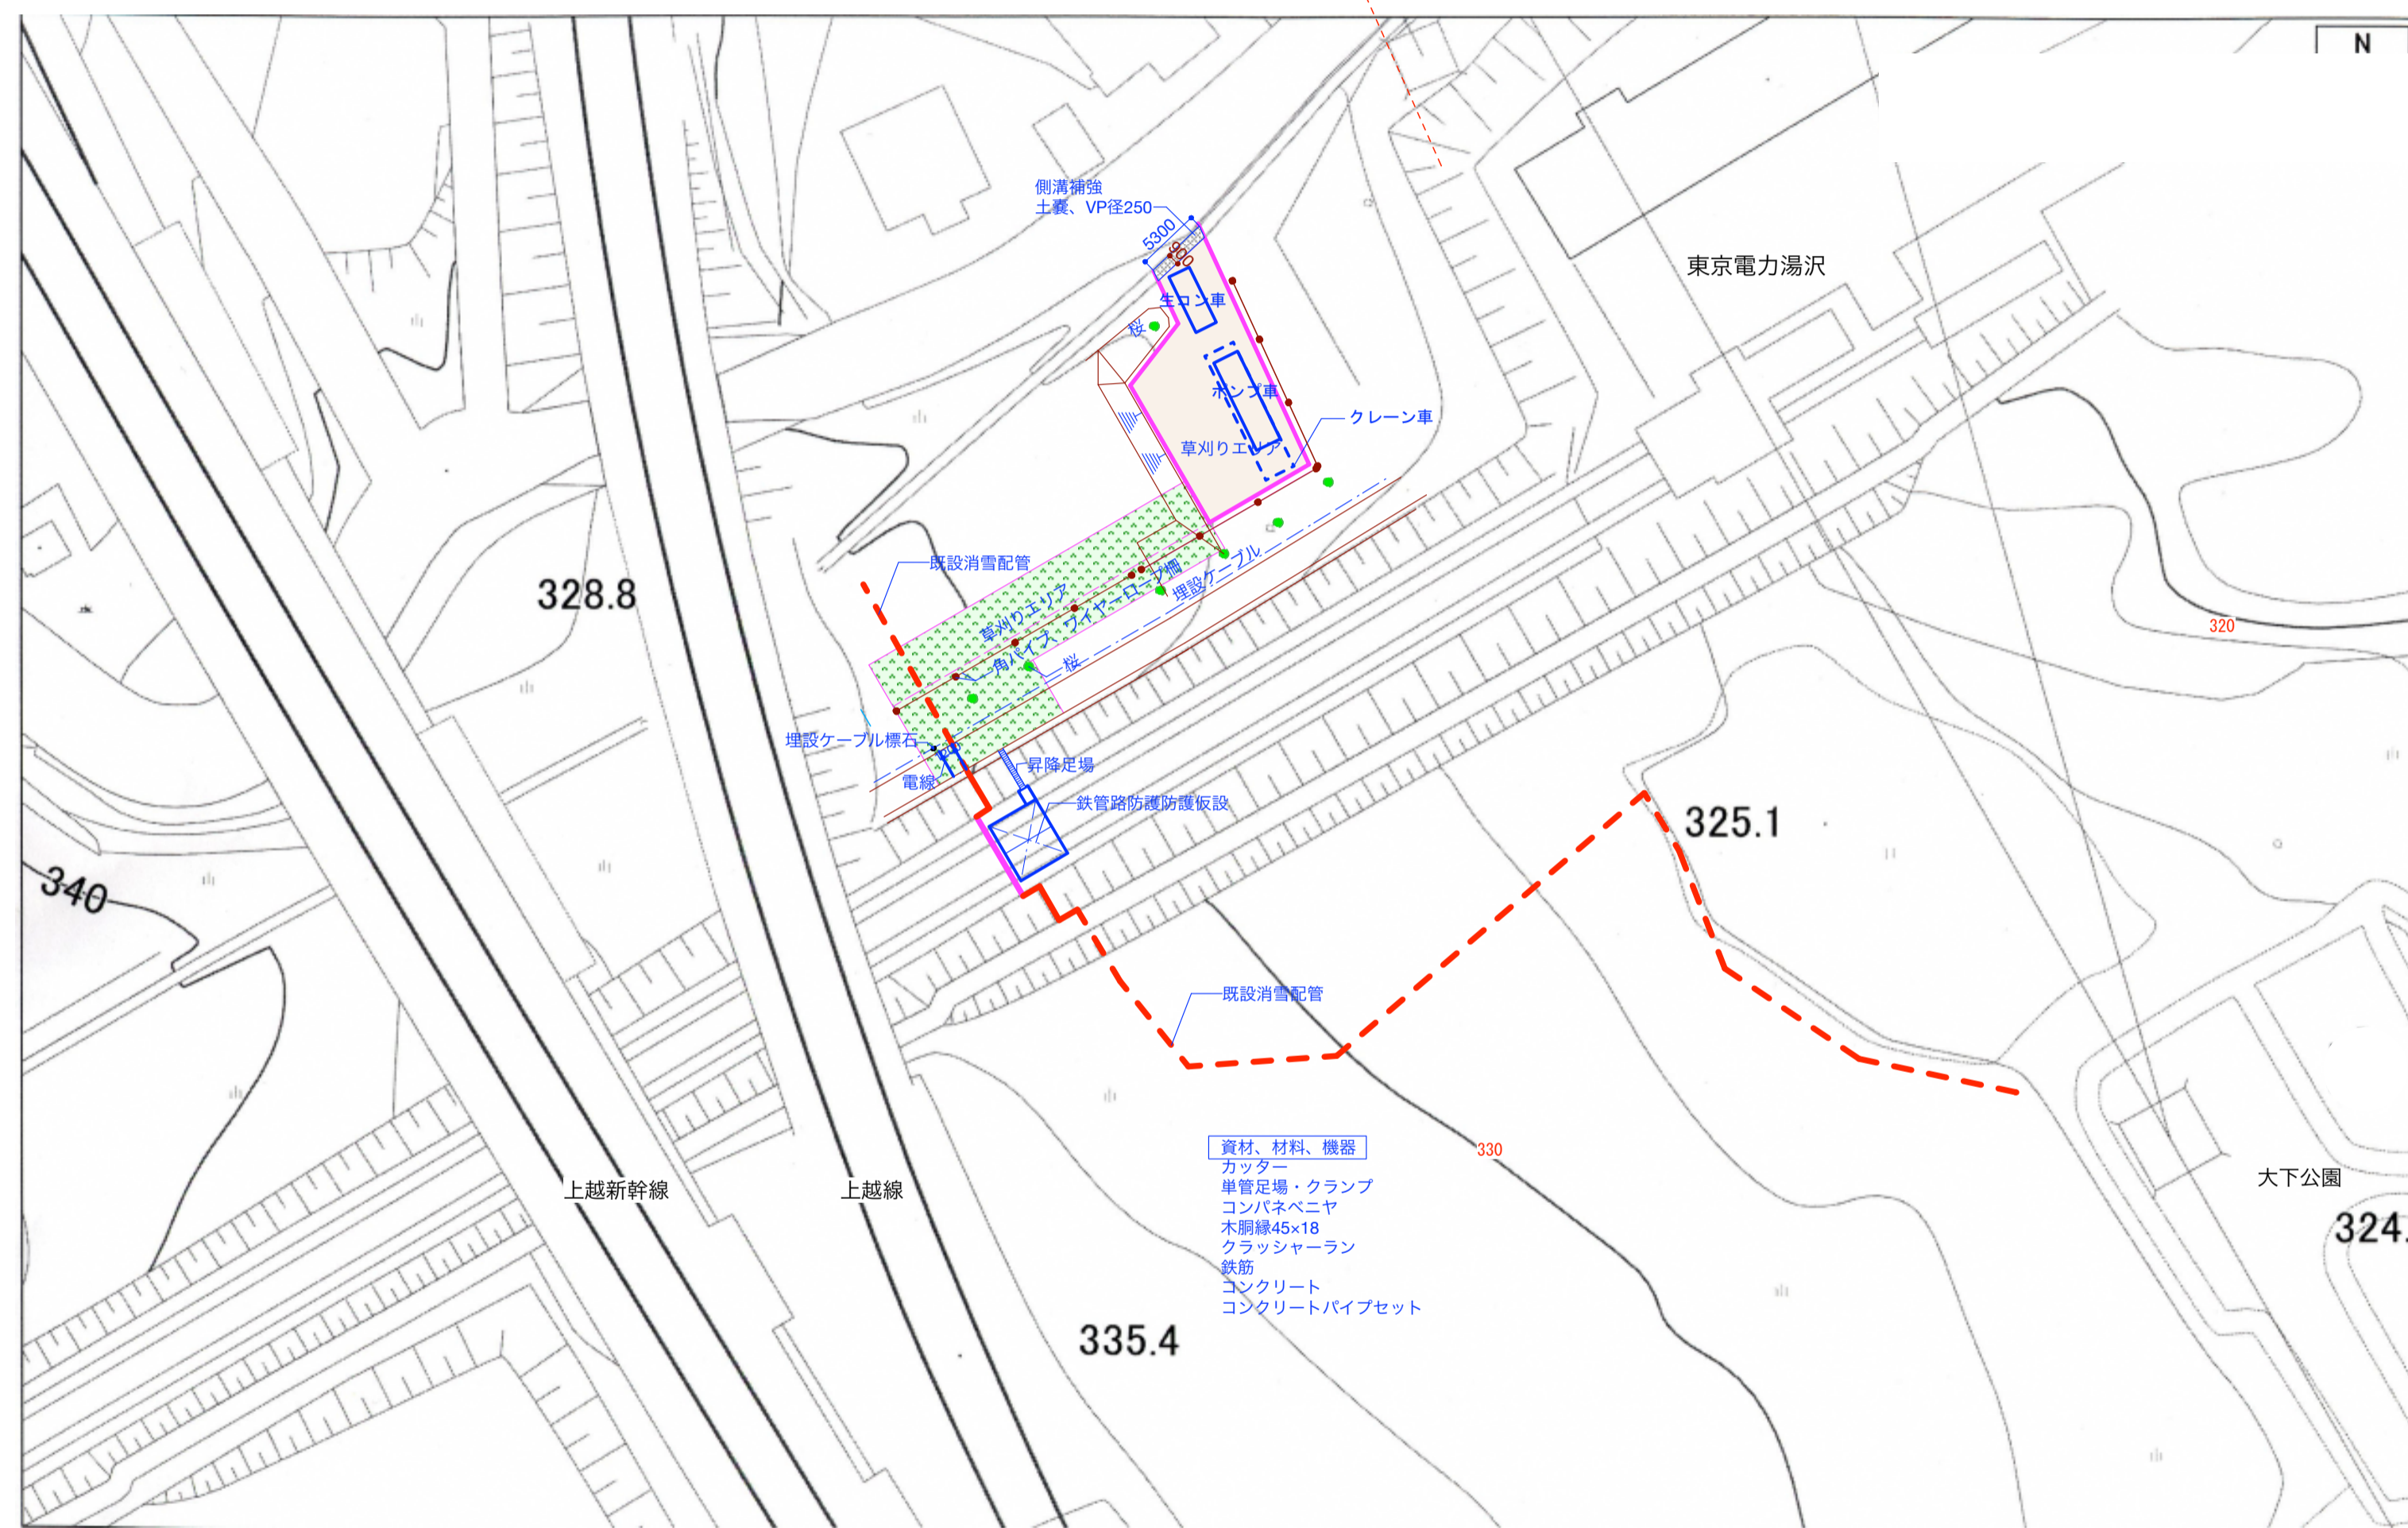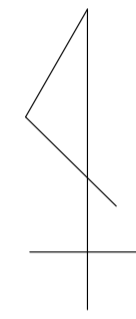


仮設計画図 S=1:500


工事名称 町72号消雪井戸送水管敷設替工事		図面名 仮設計画図		図面番号 A — 4		1級建築士事務所 新潟県知事登録(へ)第2561号 <b>関越総合企画設計株式会社</b> 1級建築士登録(大) 168657 新潟県南魚沼郡湯沢町大字湯沢1696-1 渡辺 和夫	
製作年月日 2018.08.01		縮尺 S=1:500					

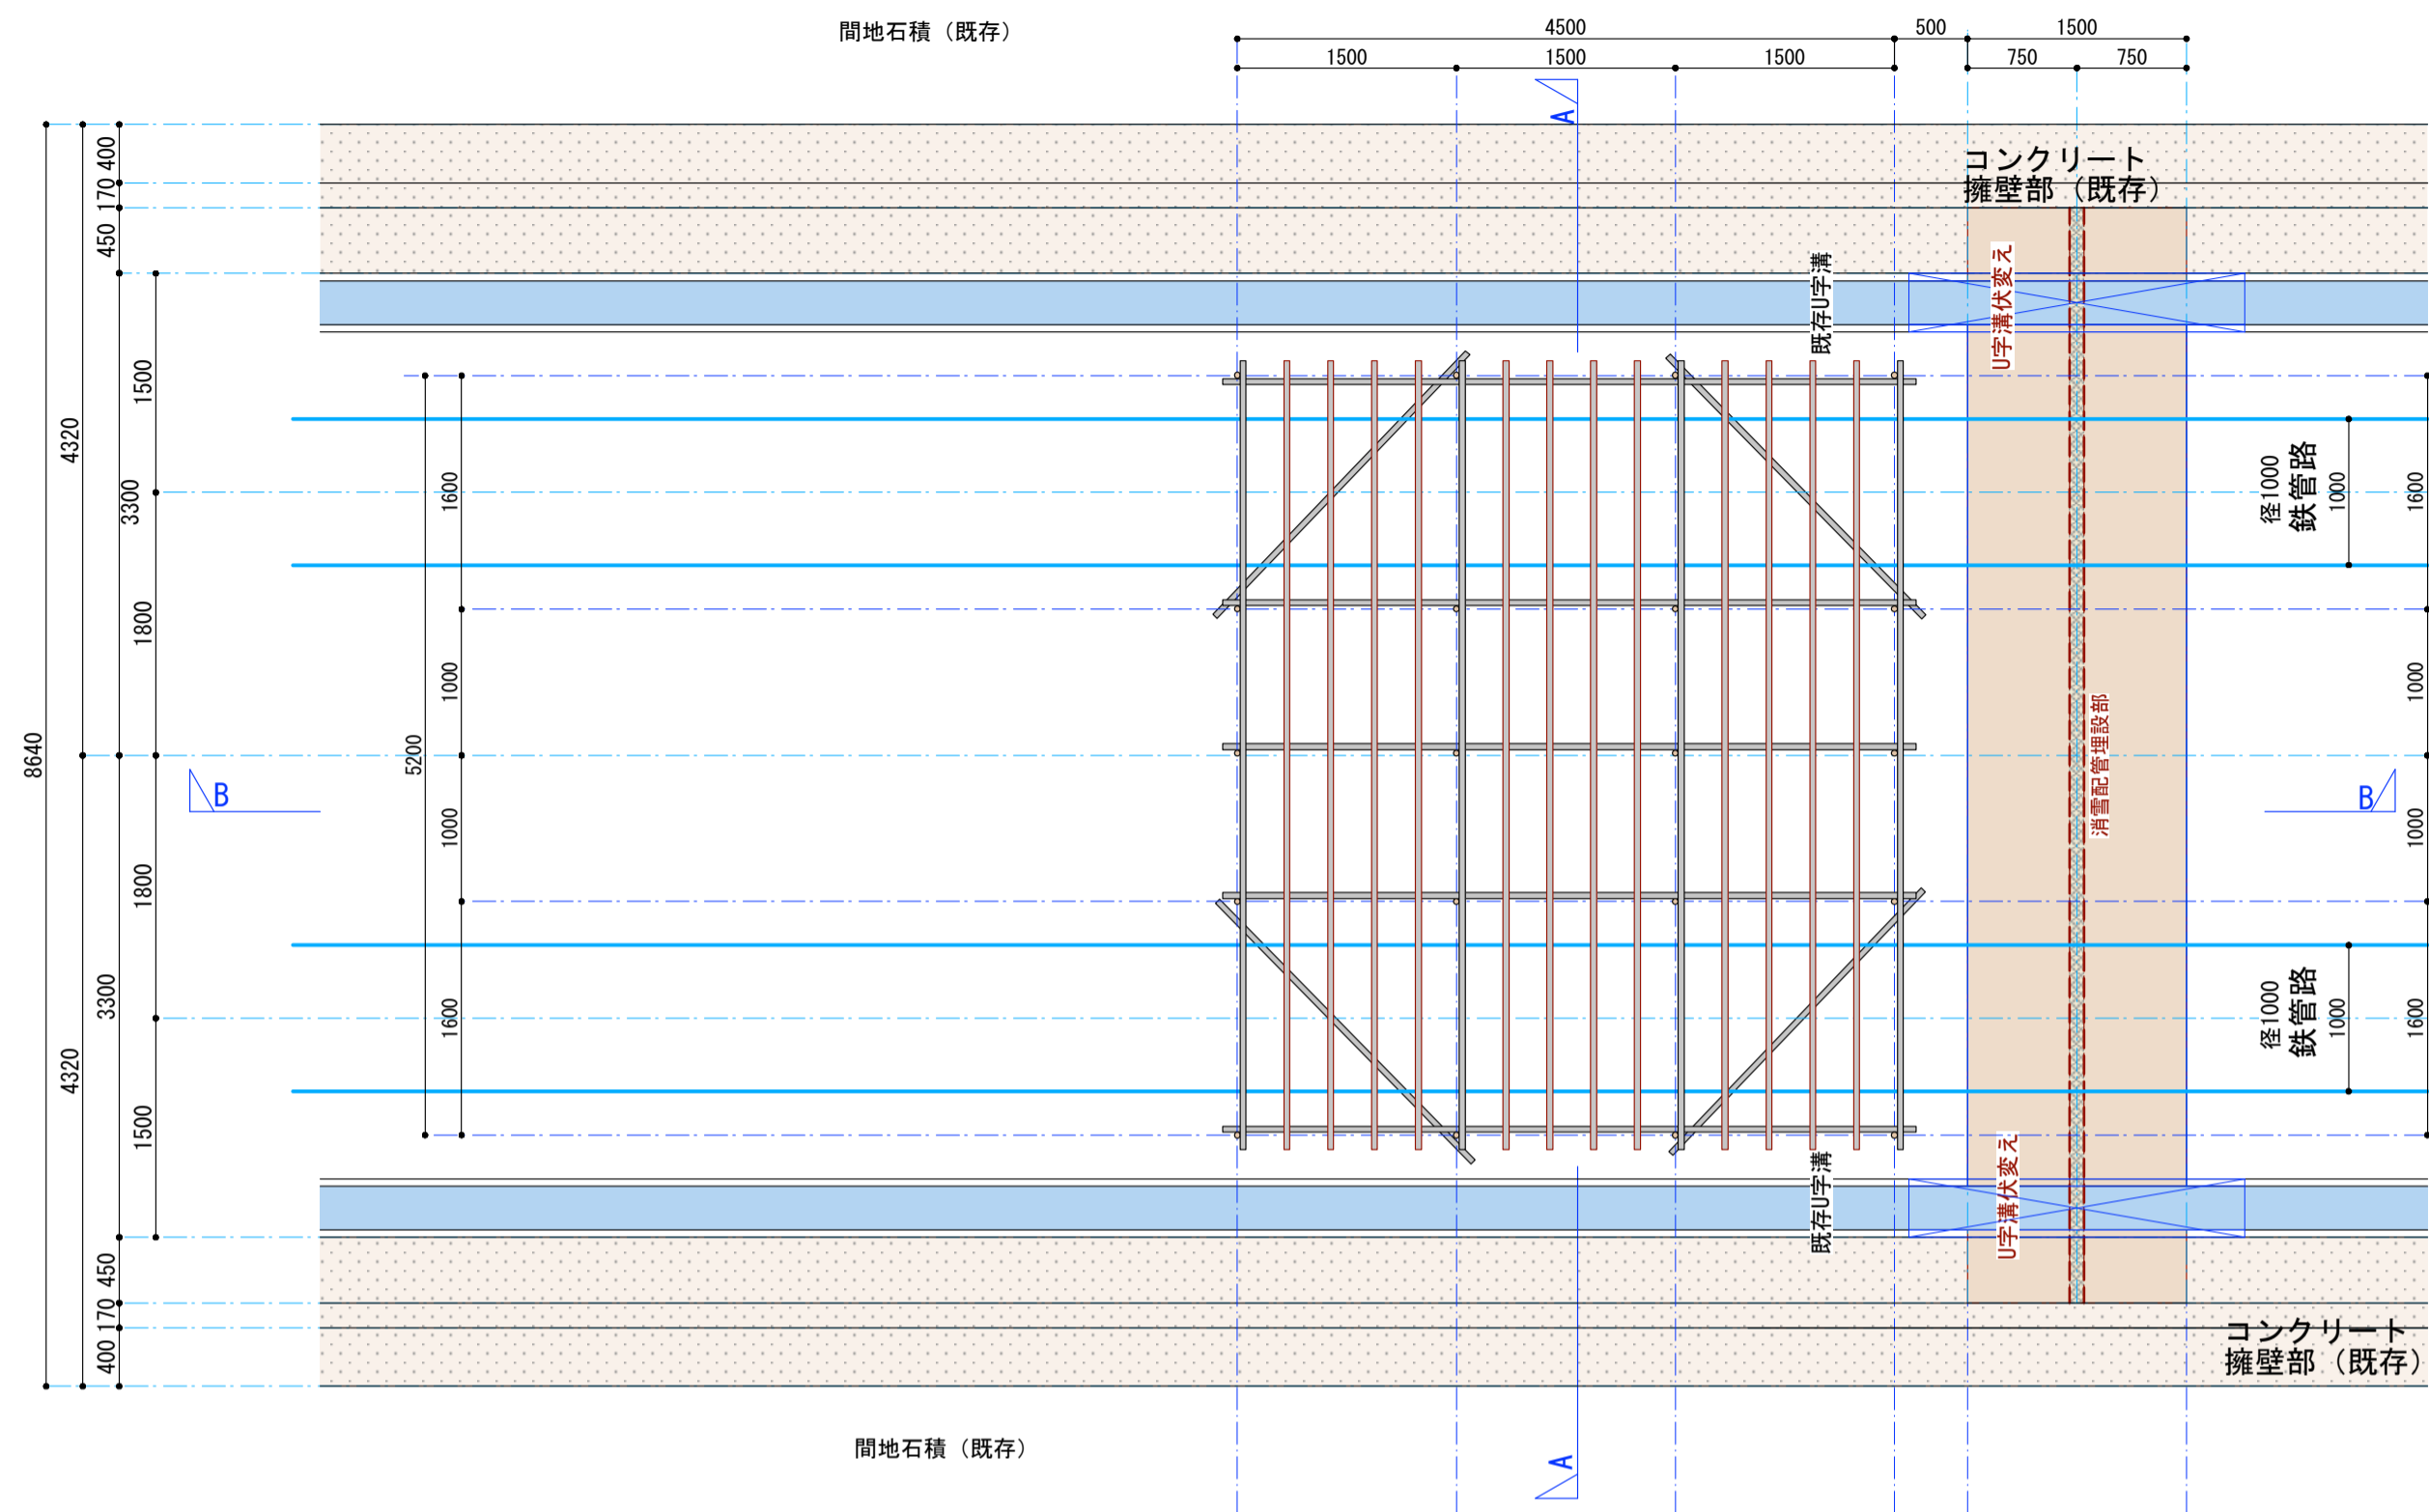

鉄管路防護平面図 S=1:50

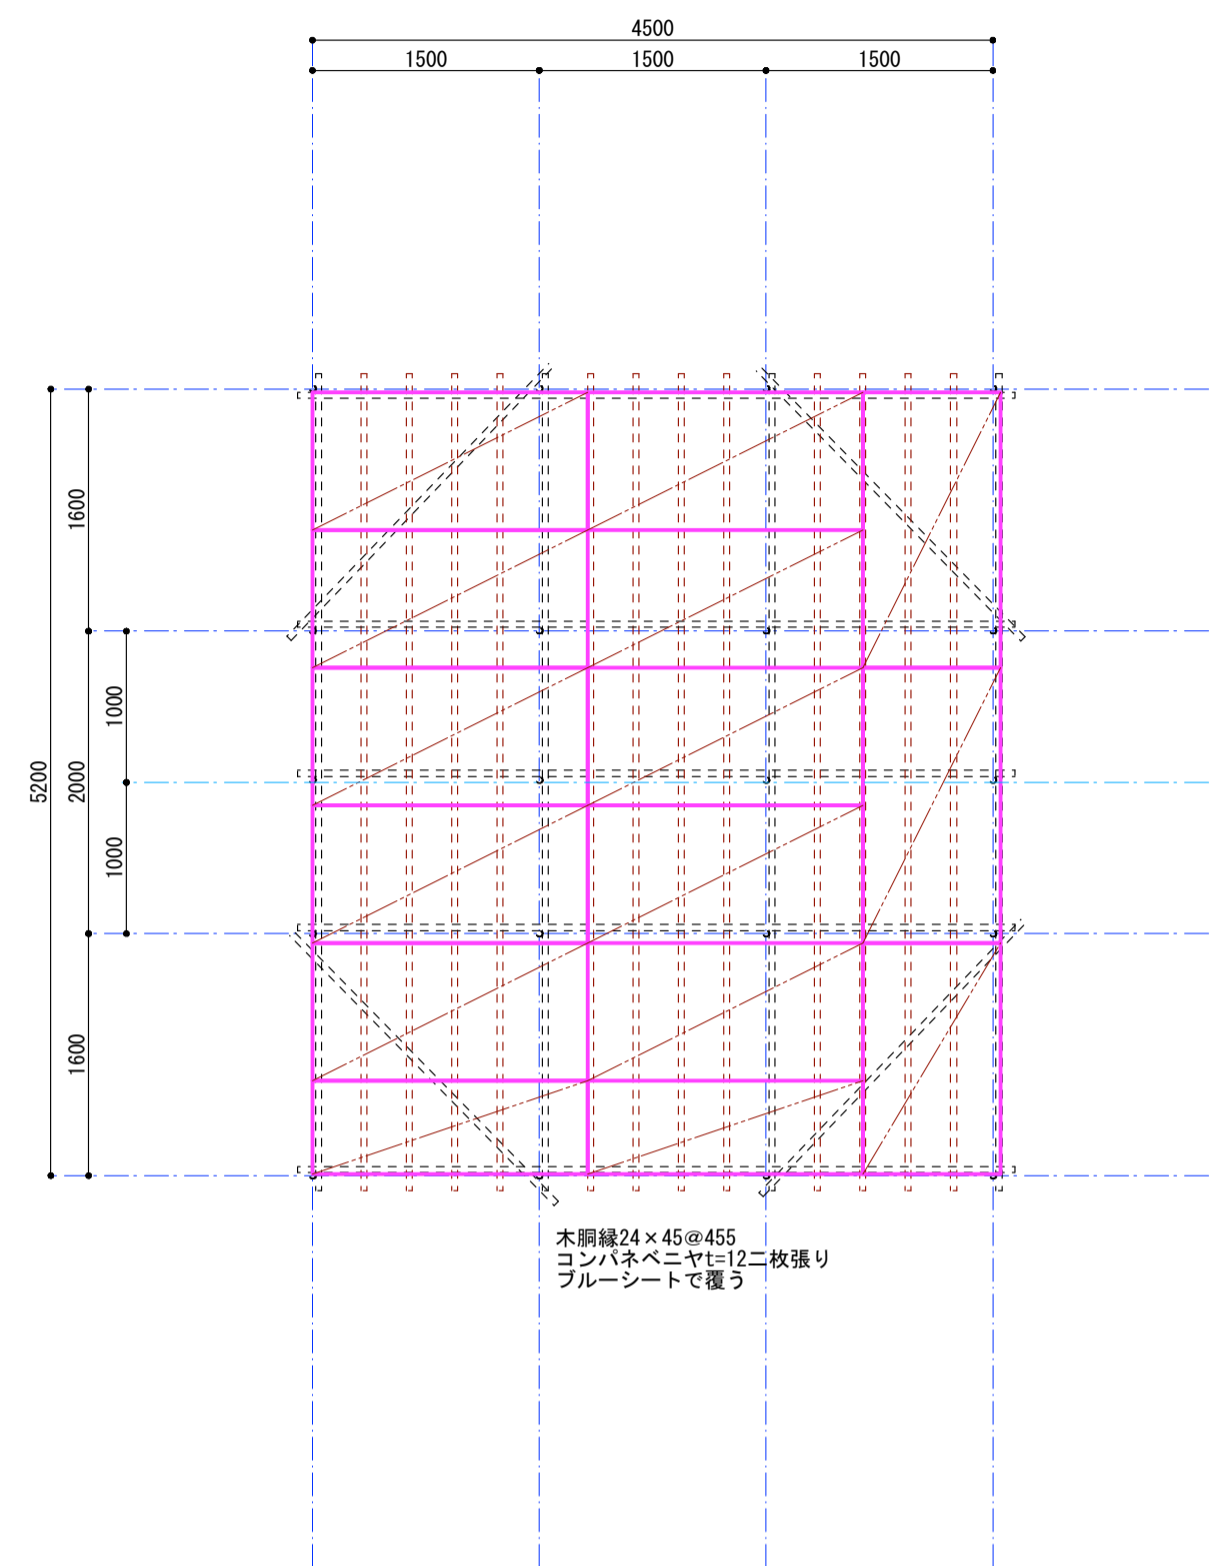


コンパネベニヤ伏図 S=1:50

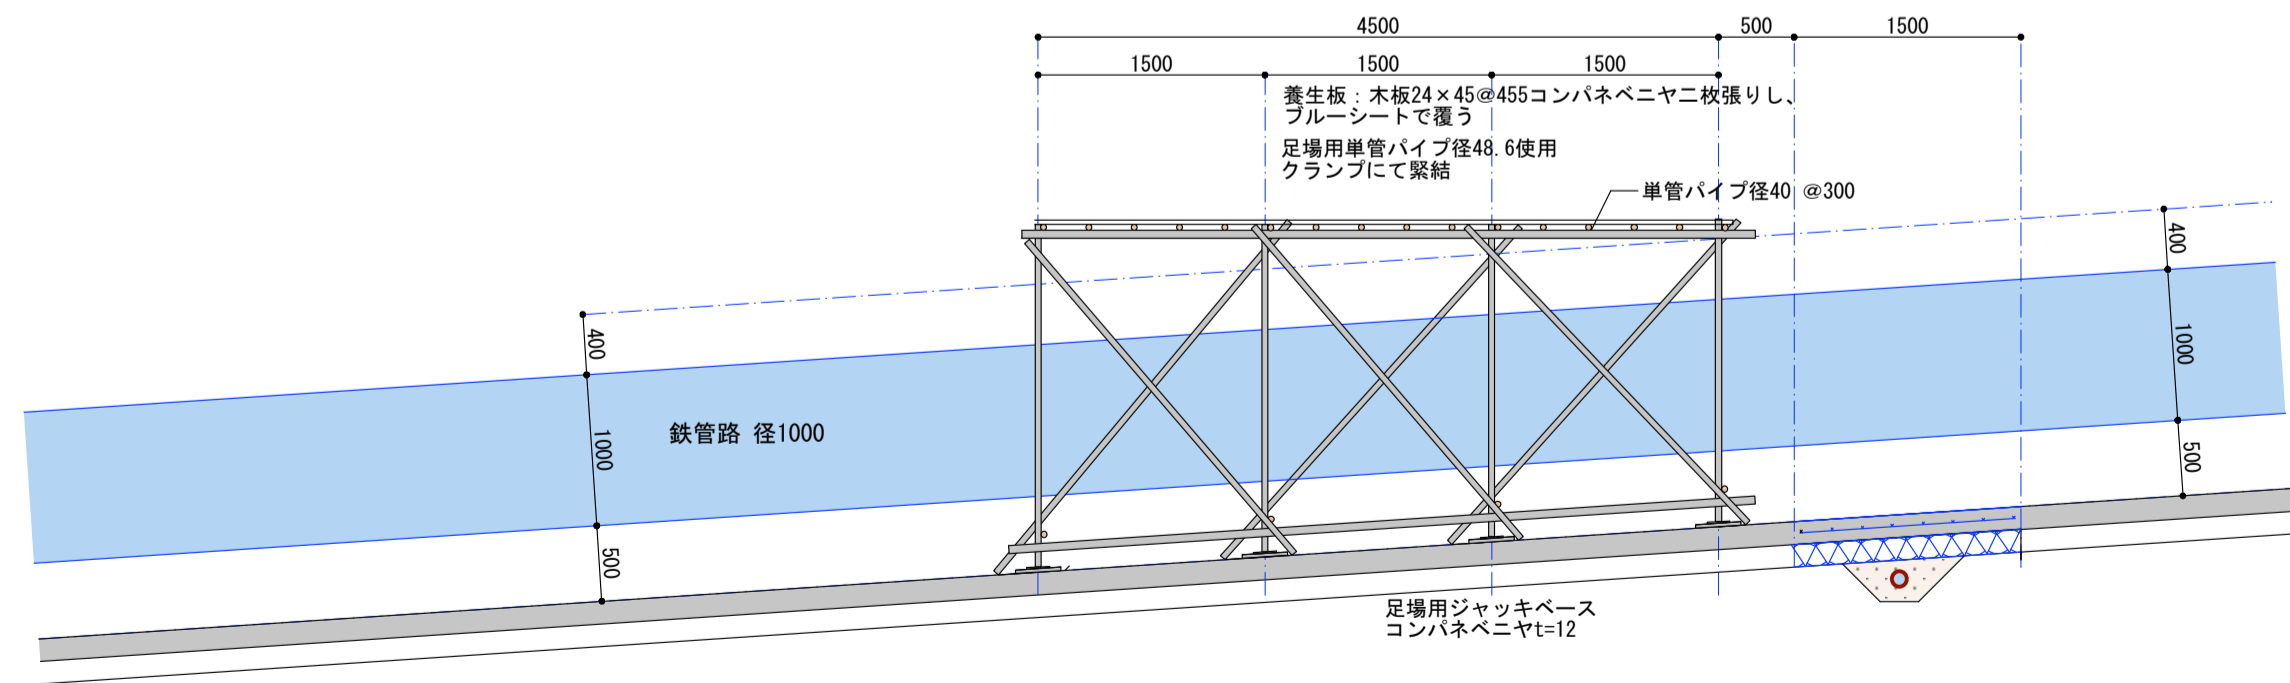

B-B断面  
鉄管路防護断面図 S=1:30


工事名称 町72号消雪井戸送水管敷設替工事		図面名 鉄管路防護平面図・断面図		図面番号 A — 5	
製作年月日 2018.08.01		縮尺 S=1:50		1級建築士事務所 新潟県知事登録(へ)第2561号 <b>関越総合企画設計株式会社</b> 1級建築士登録(大) 168657 新潟県南魚沼郡湯沢町大字湯沢1696-1 渡辺 和夫	

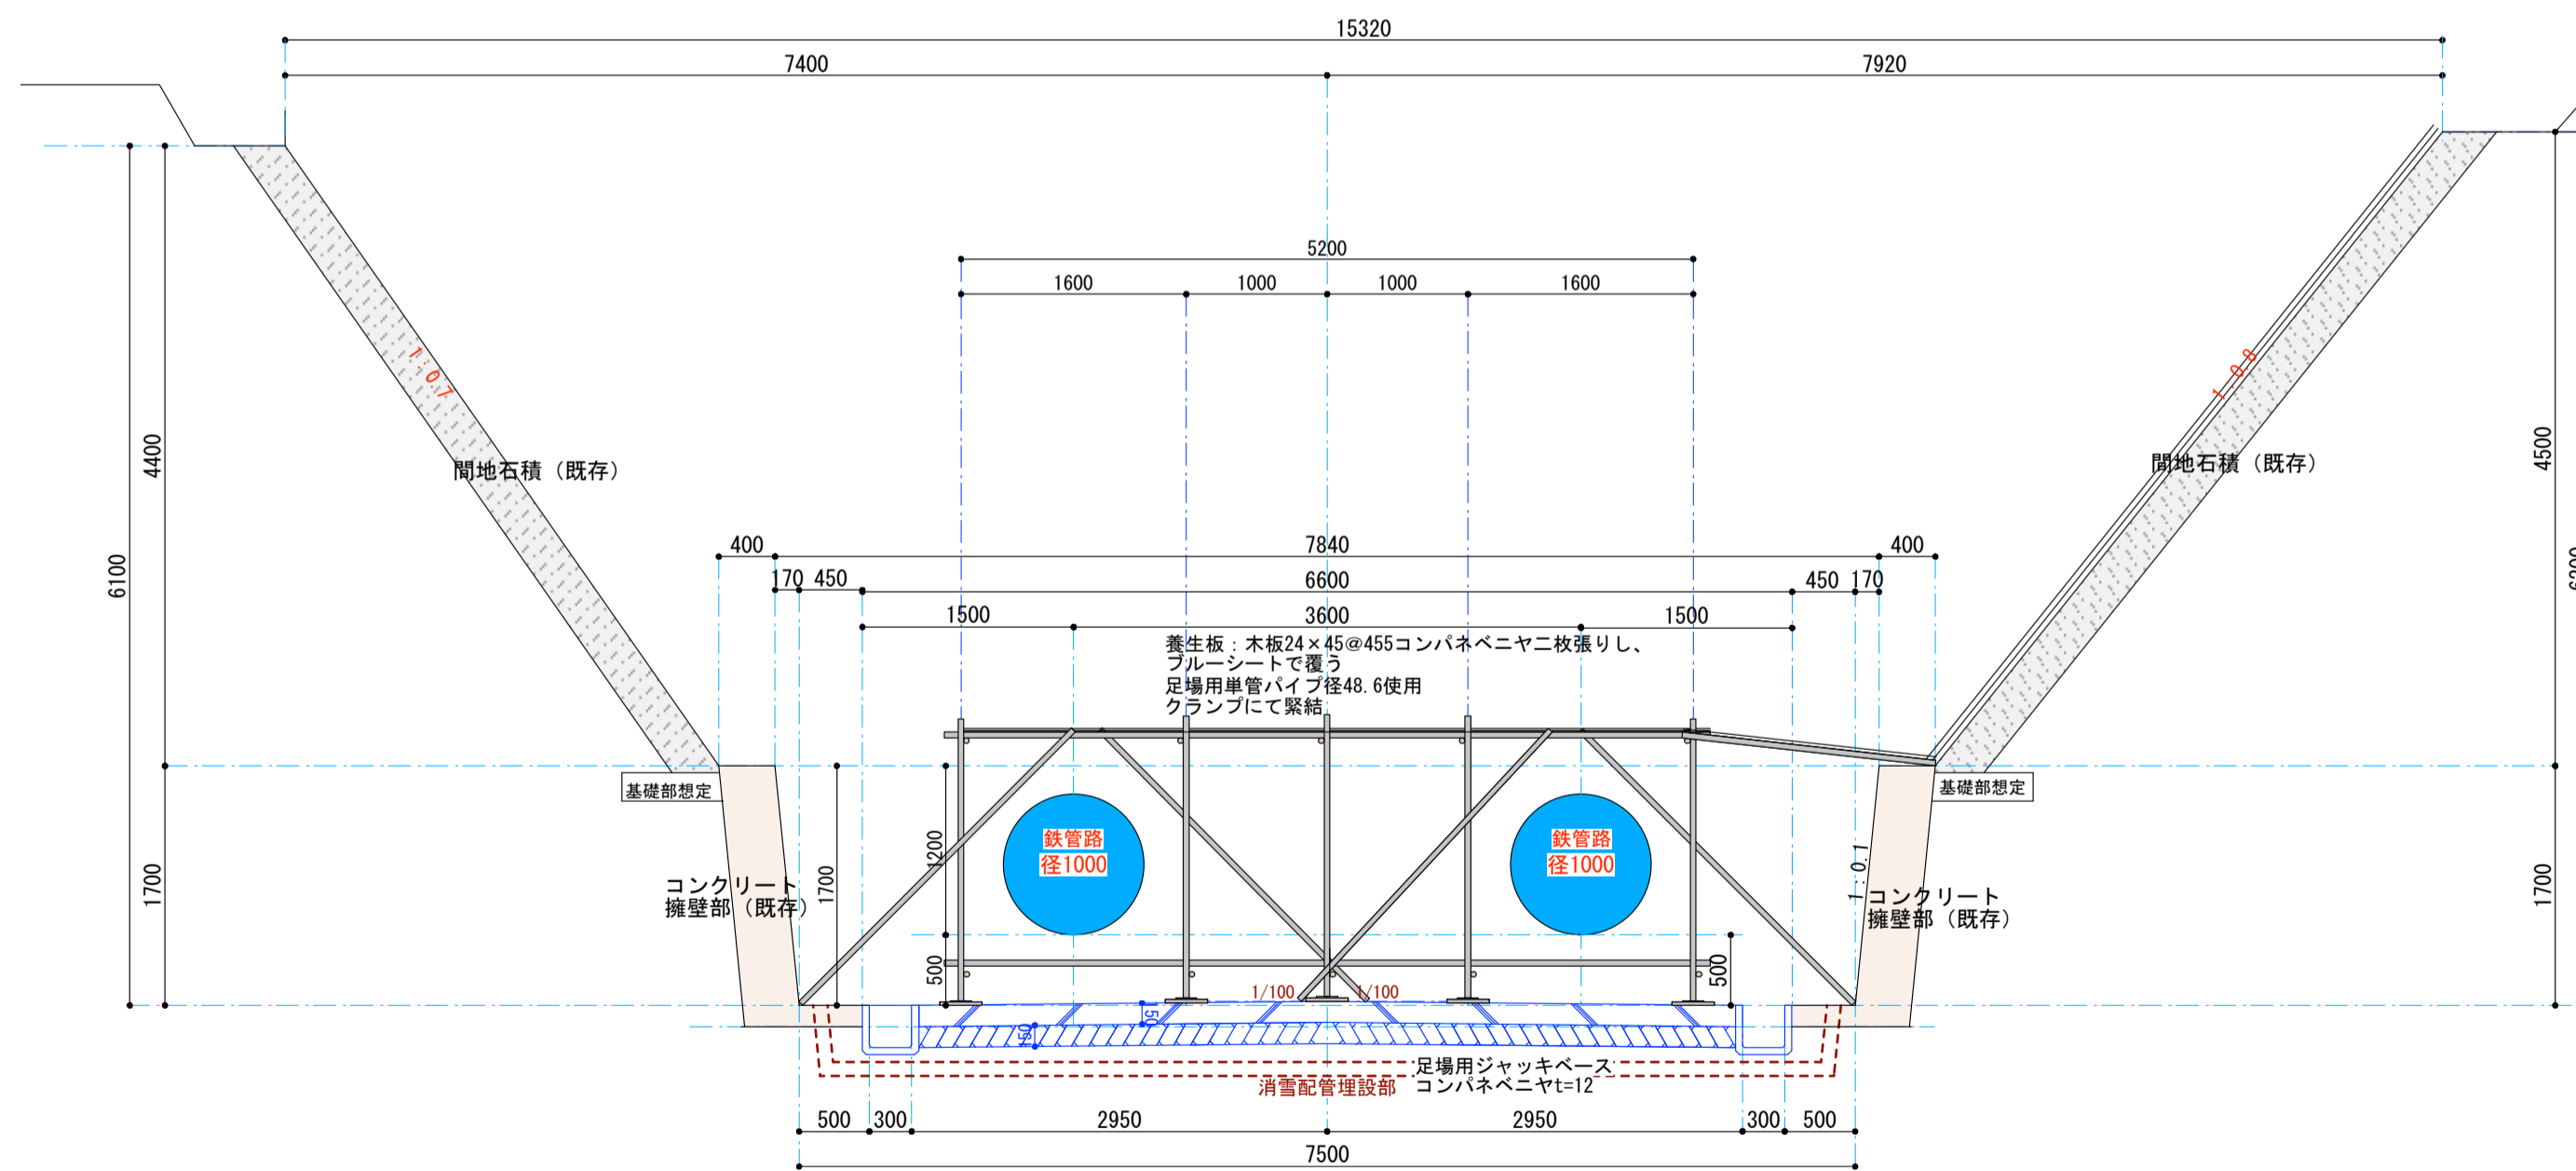


A-A断面

鉄管路防護断面図 S=1:30

工事名称 町72号消雪井戸送水管敷設替工事		図面名 鉄管路防護A-A断面図		図面番号 A — 6	
製作年月日 2018.08.01		縮尺 S=1:50		1級建築士事務所 新潟県知事登録(へ)第2561号 <b>関越総合企画設計株式会社</b> 1級建築士登録(大) 168657 新潟県南魚沼郡湯沢町大字湯沢1696-1 渡辺 和夫	

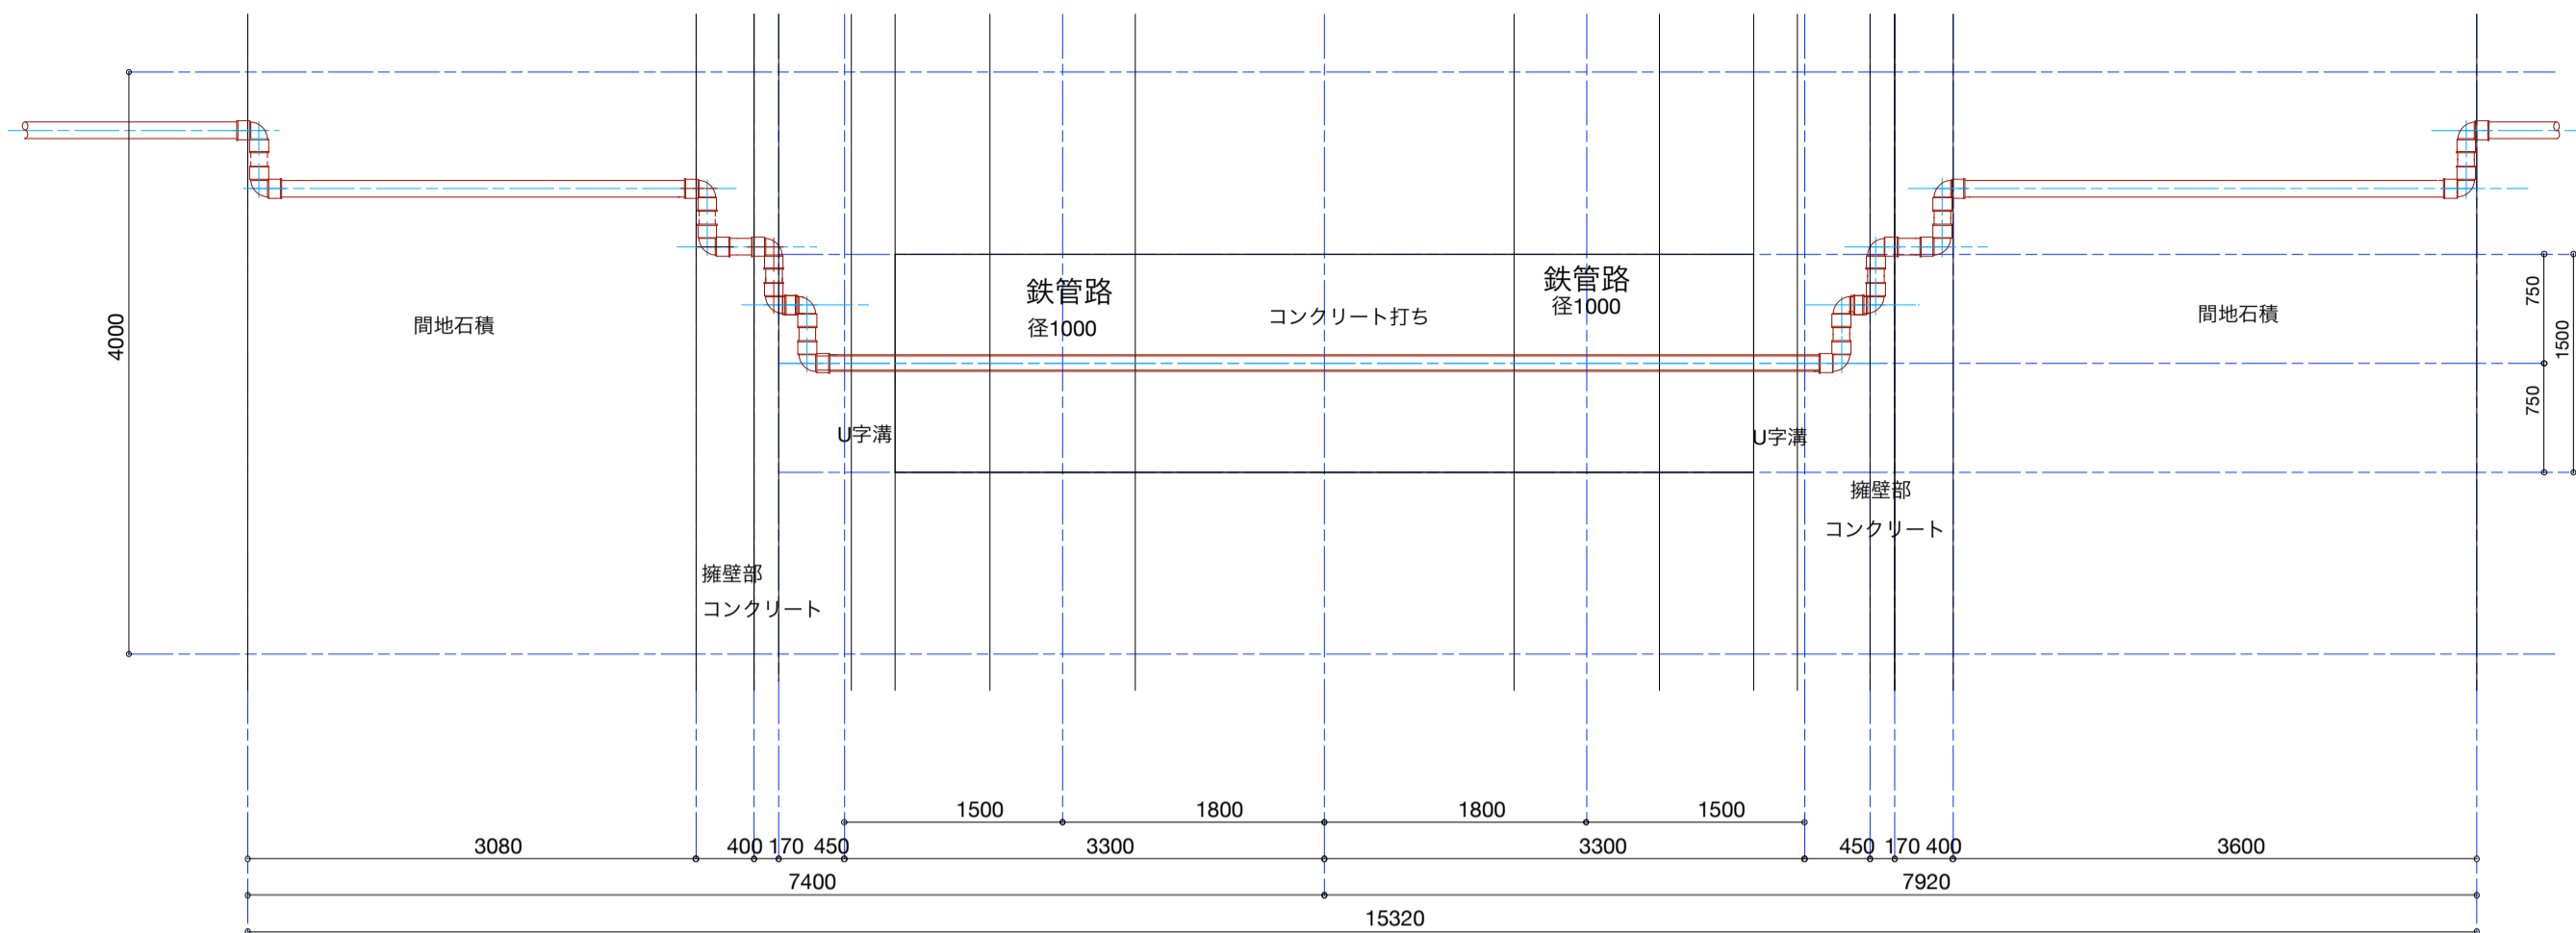

配管部平面図 S=1:50

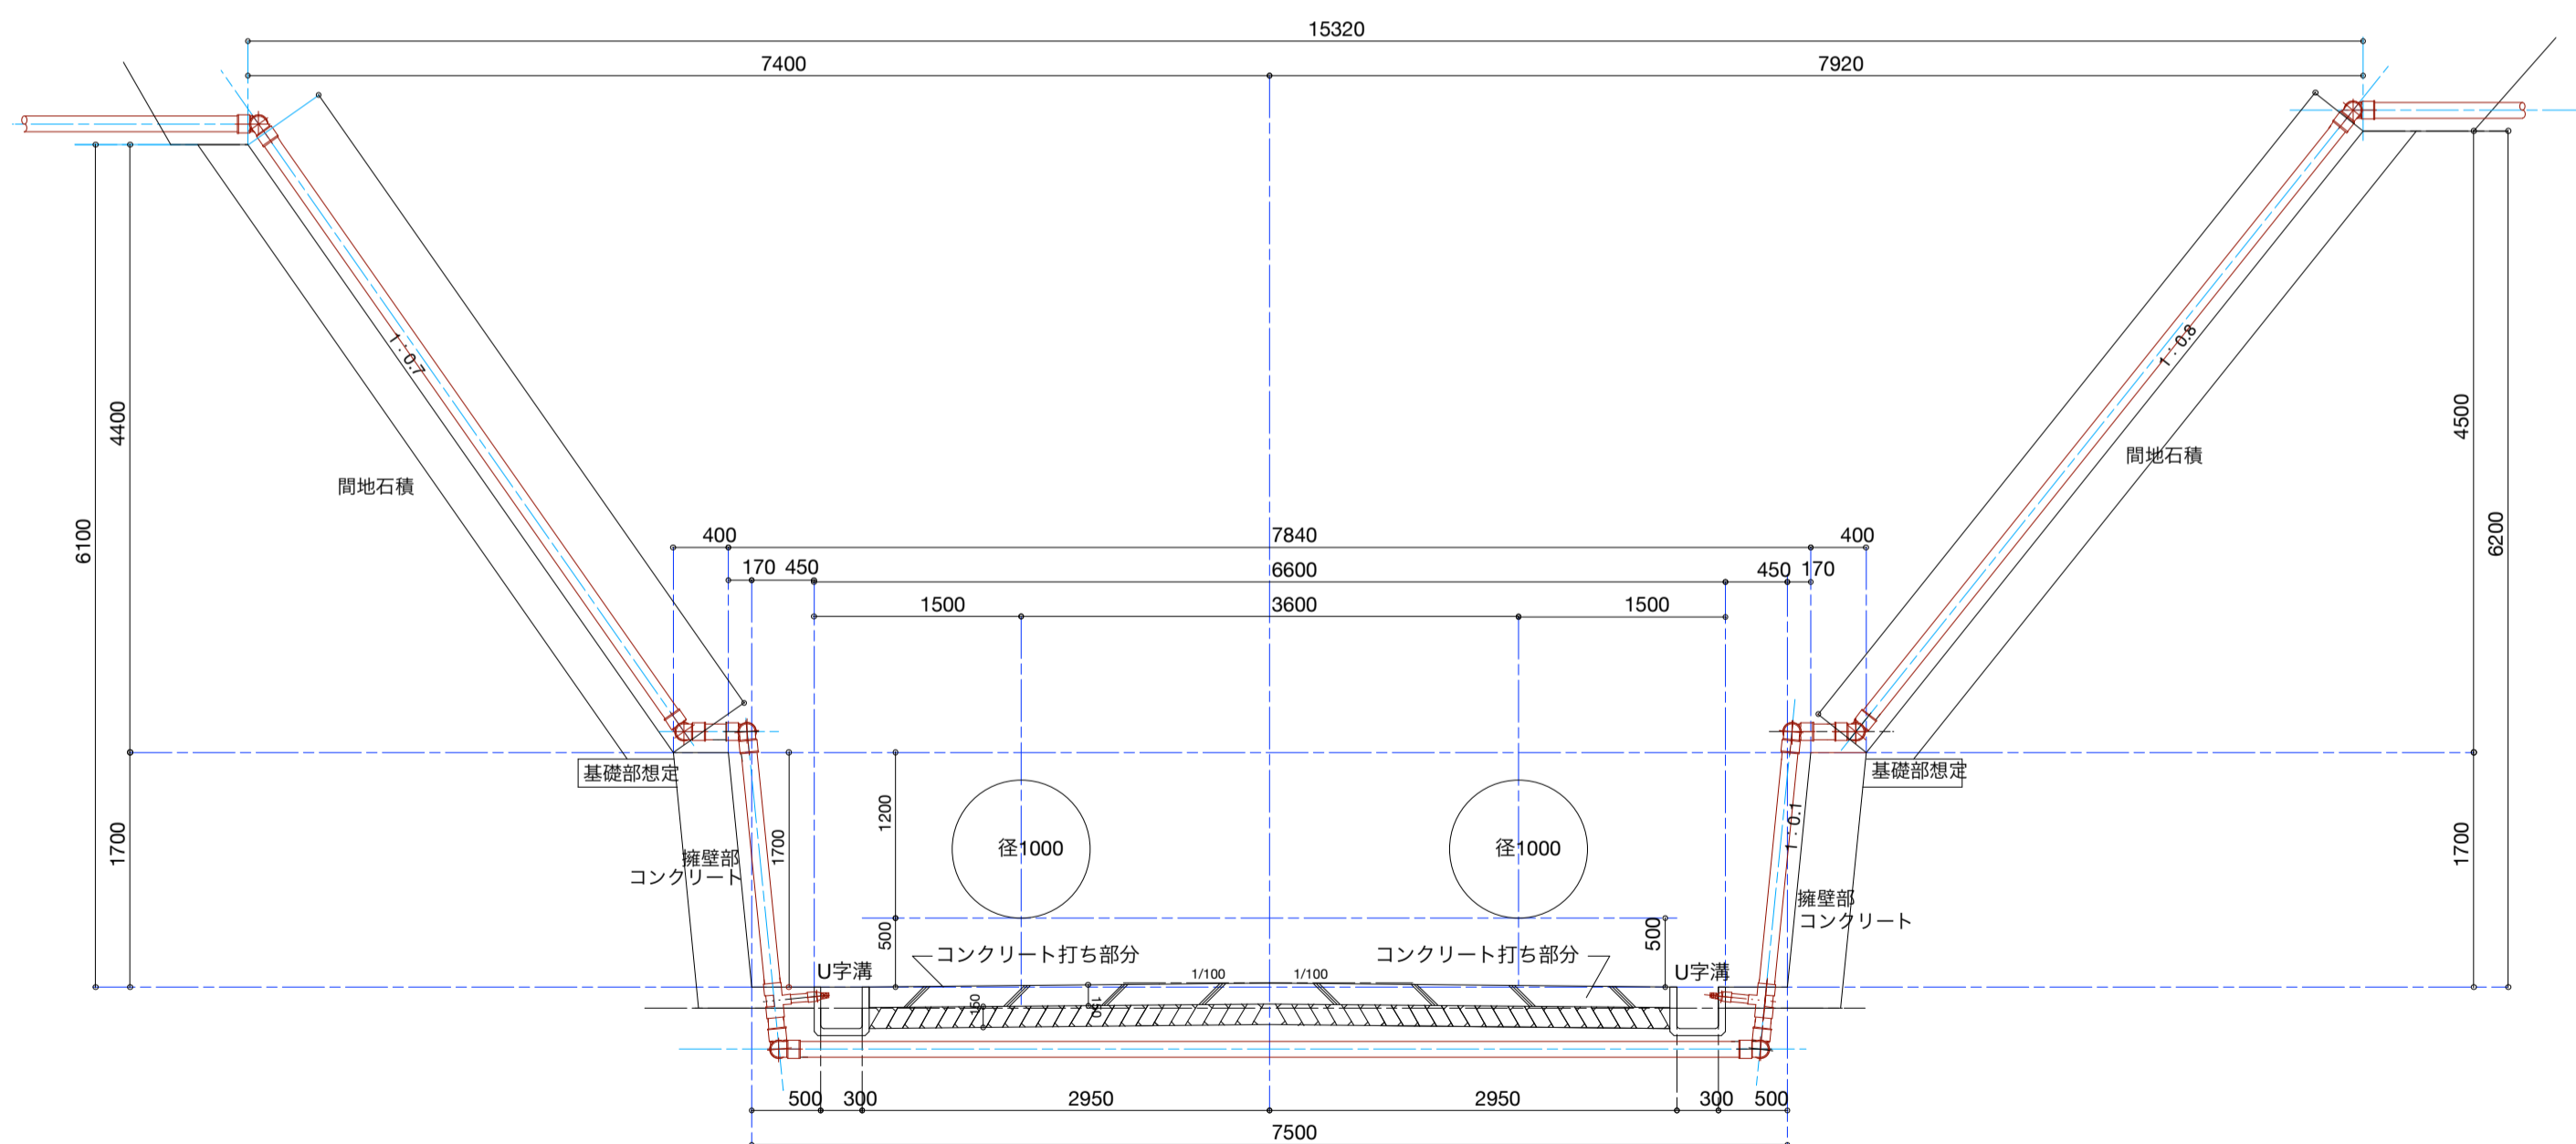

配管部断面図 S=1:50

工事名称		図面名		図面番号		1級建築士事務所 新潟県知事登録(へ)第2561号	
町72号消雪井戸送水管敷設替工事		消雪パイプ配管図		A—7		関越総合企画設計株式会社	
製作年月日	2018.08.01	縮尺	S=1:50			新潟県南魚沼郡湯沢町大字湯沢1696-1	
						1級建築士登録(大) 168657 渡辺 和夫	