



# 位置図 S=1:50,000



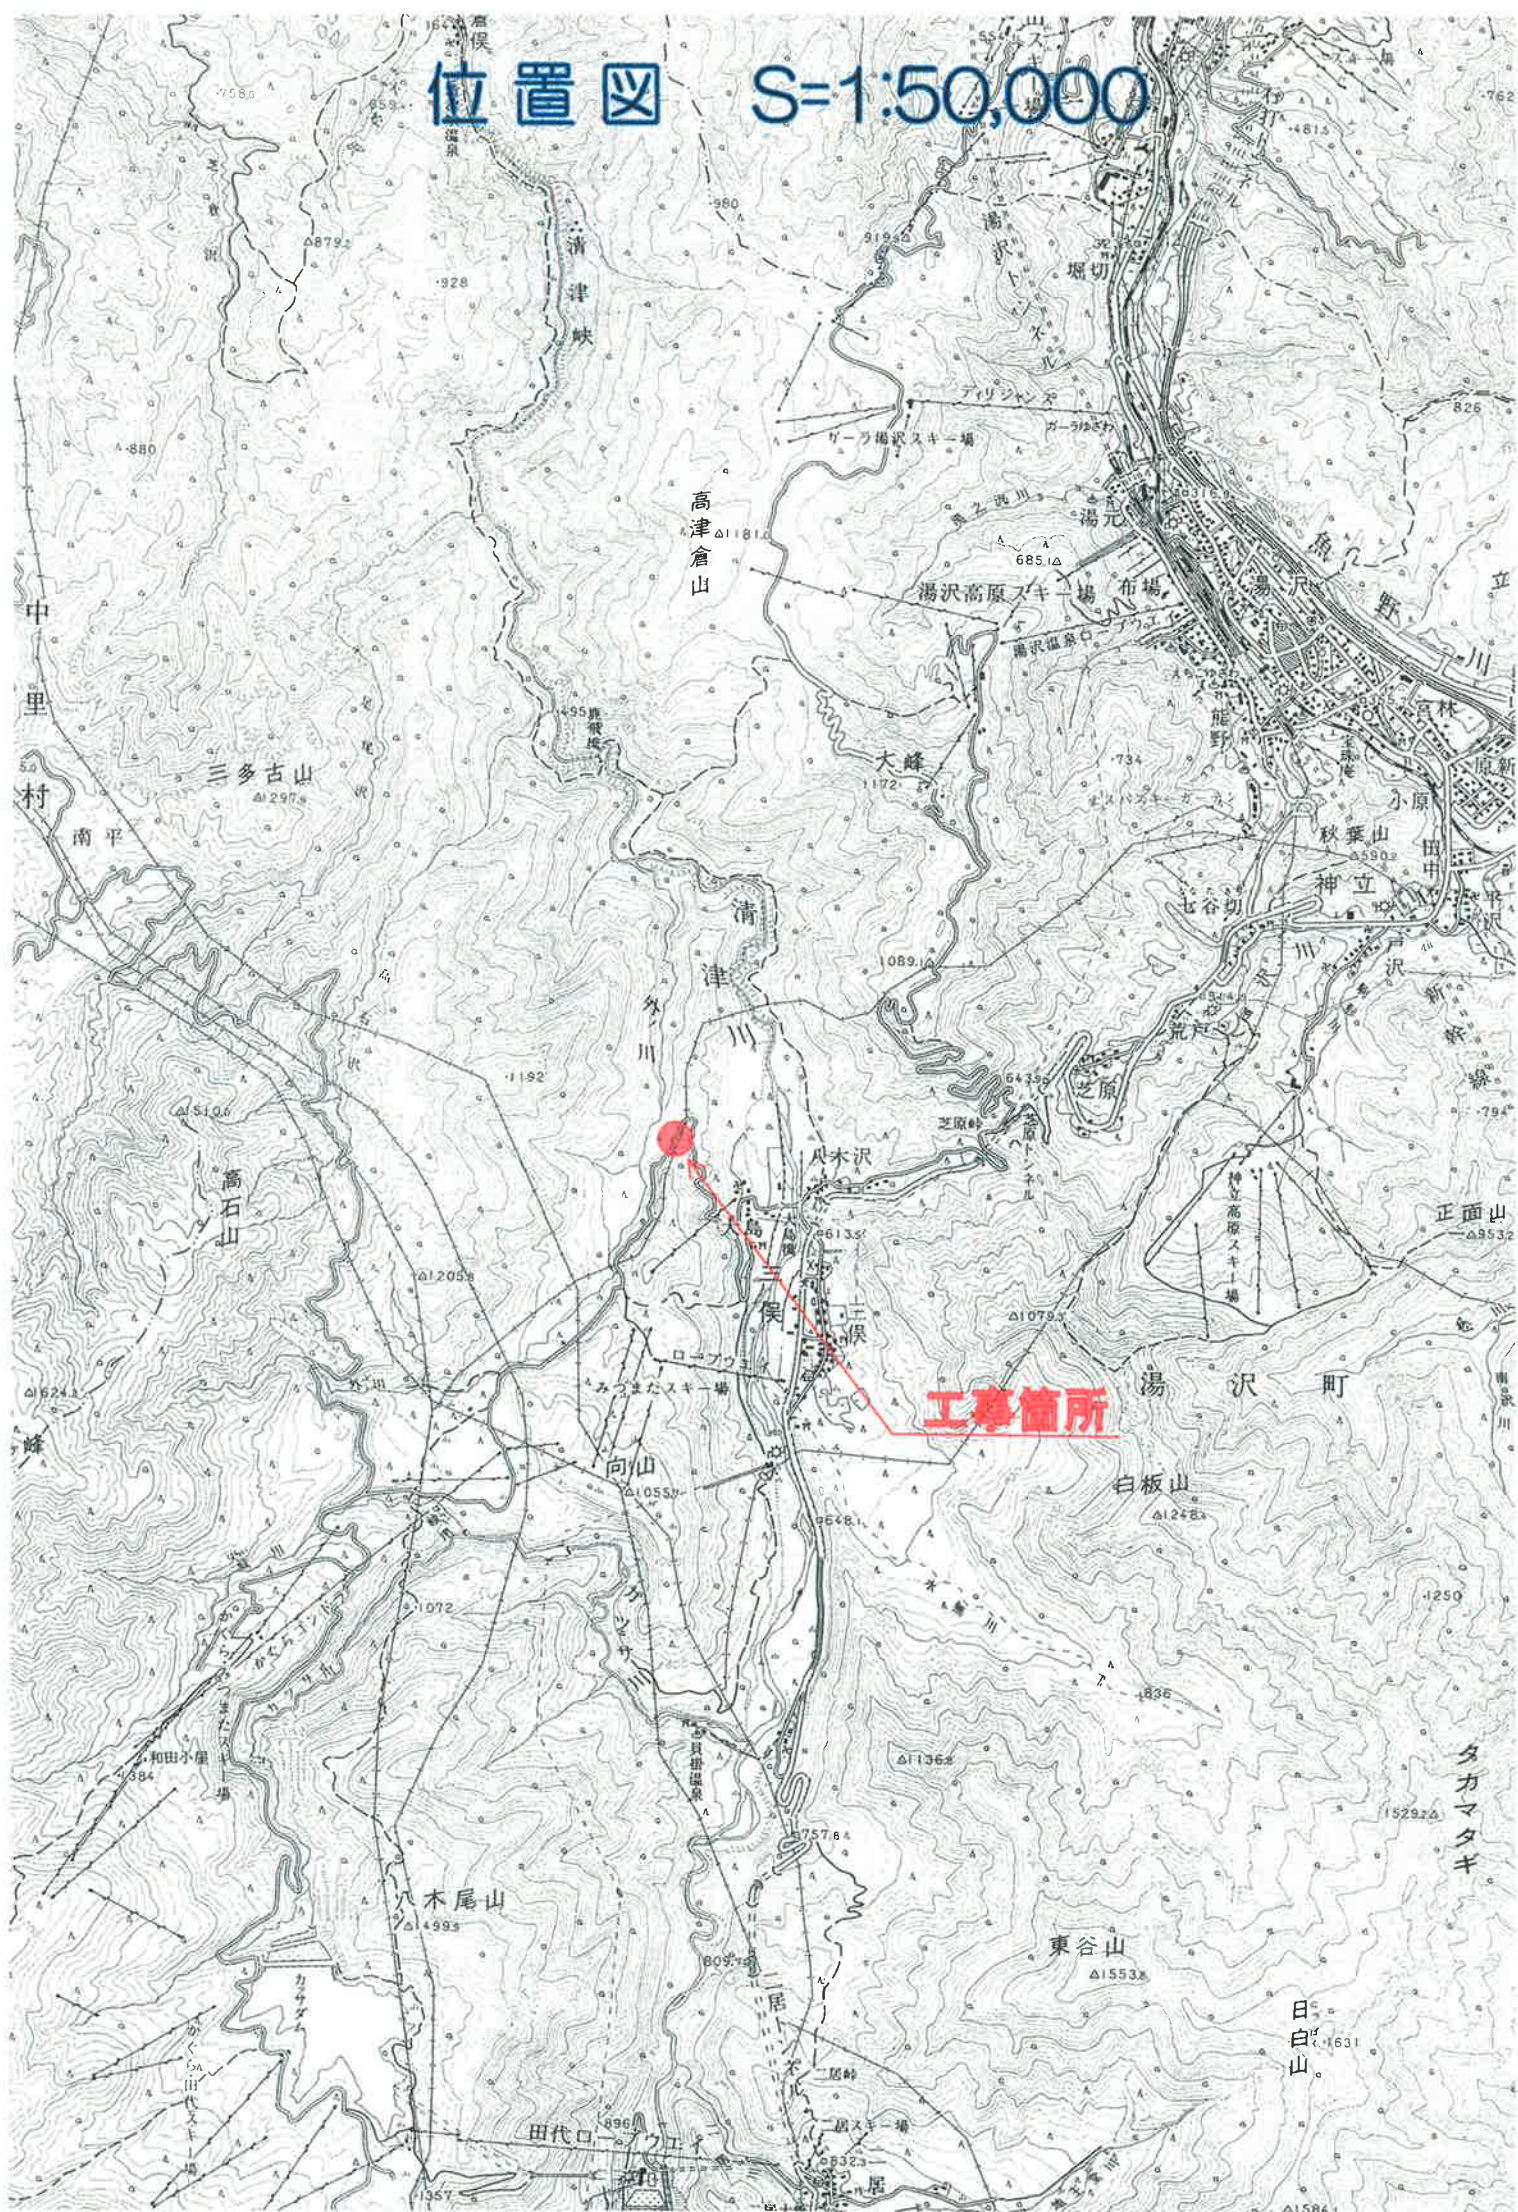


## 町道 苗場線 平面図・縦断面図・横断面図 S=1:100


平面图 S=1:250

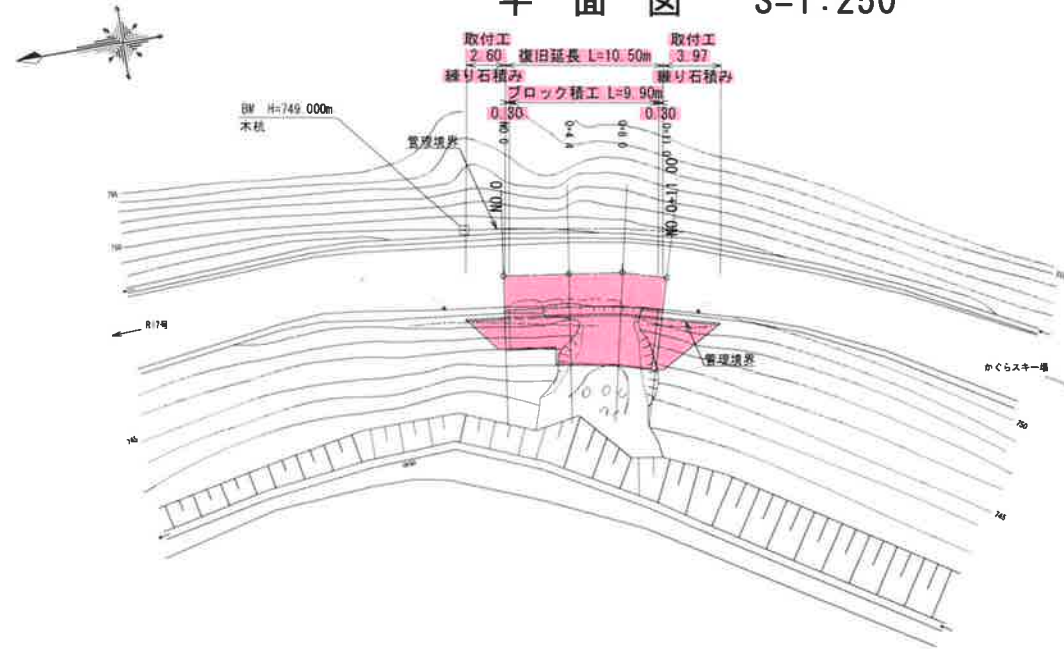


縦断面図  $V=1:100$   
 $H=1:250$

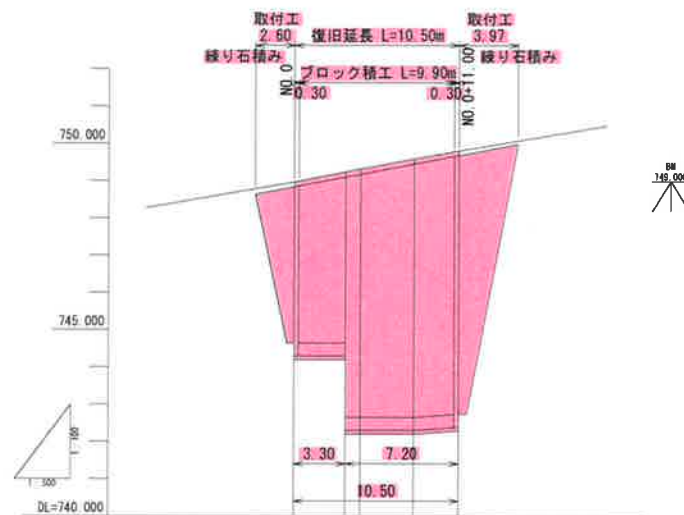


由 議	要 点	事 務 課	通 信 課	地 産 課	計 画 課 (主 務 課)	産 切	配
	NO 0	0 000	0 000	748 981	748 851		
	0-3 3				749 11		
	0-4 4	4 400	4 400	748 331	749 191		
	0-8 0	3 600	8 000	748 551	749 461		
	0-11 0	3 000	11 000	748 811	749 681		

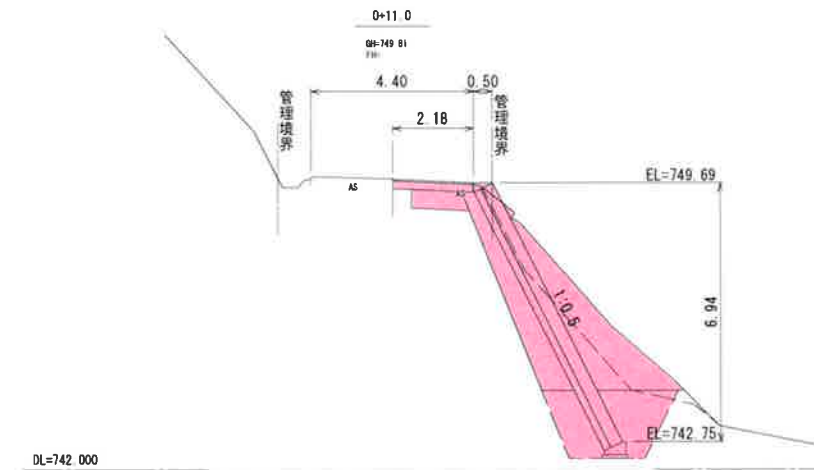


床 掘	17.4
埋戻(前面)	2.3
埋戻(背面)	1.7
路床入換	0.7
基面整正	0.7

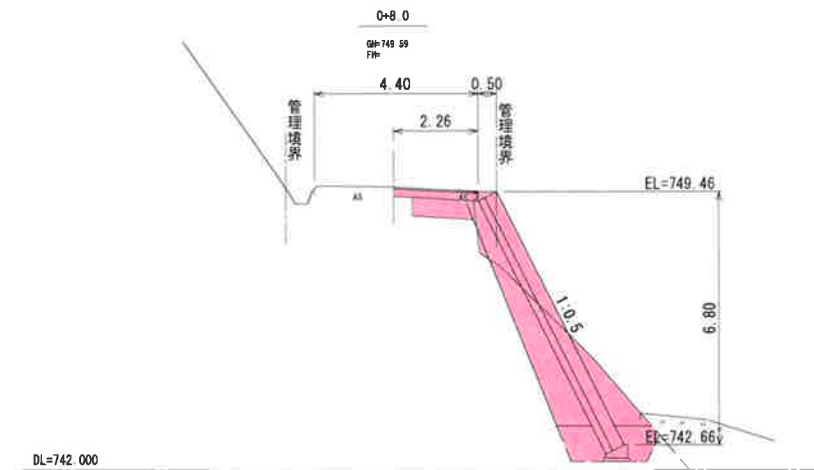

床 掘	9.1
埋戻(前面)	0.8
埋戻(背面)	1.0
路床入換	0.8
基面整正	0.7

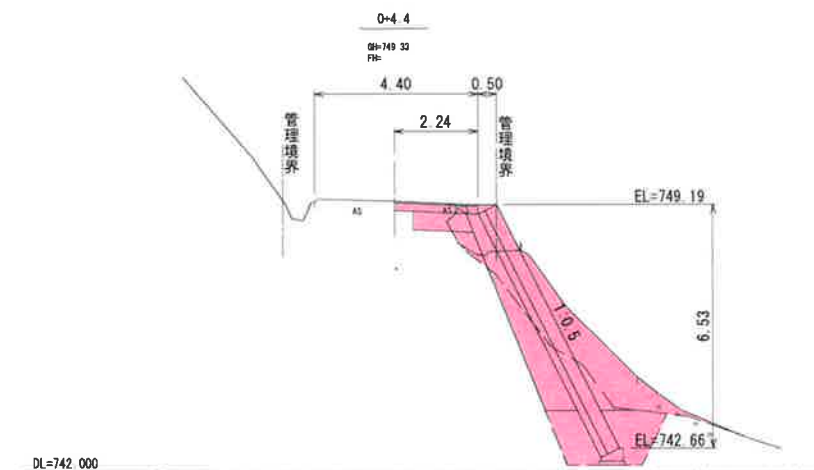


床 掘	13.5 ( 7.8)
埋戻(前面)	1.6 ( 1.6)
埋戻(背面)	1.9 ( 2.0)
路床入換	0.8 ( 0.8)
基面整正	0.7 ( 0.7)

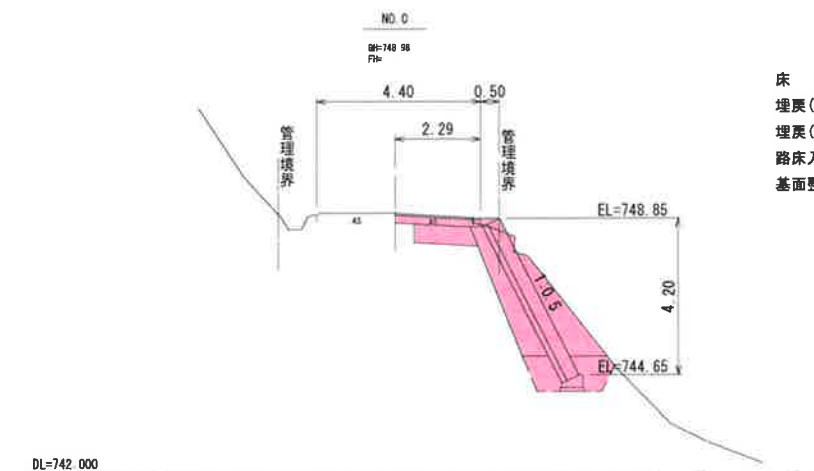

床 掘	7.8
埋戻(前面)	0.8
埋戻(背面)	0.7
路床入換	0.8
基面整正	0.7

年度		工事番号		号	
町道菅場		南鳥沼		三俣	
筋		湯沢		地内	
		市		村	
工事					
平面図・縦断面図・横断面図					
縮尺		図示		図面全 2 葉の 1	
測量		1年11月 日		主任技師者	
設計		1年 月 日		主任技師者	
振興会 町会 民 局 県 市 道					



展開図 S=1:50

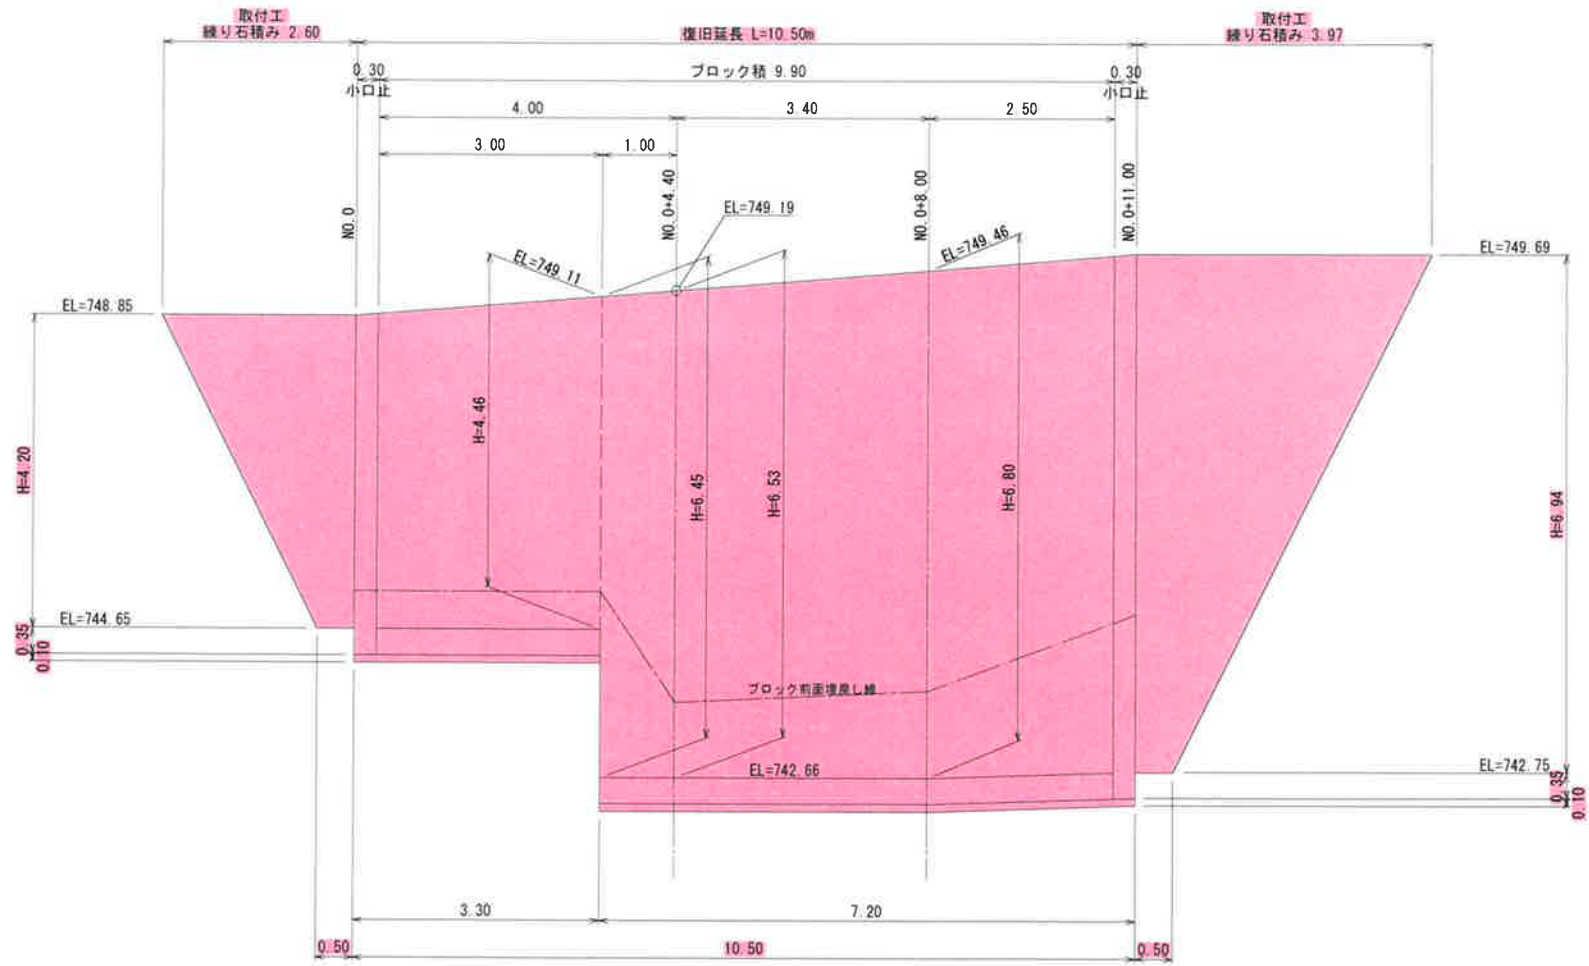

標準断面図 S=1:50

NO. 0+3.30~NO. 0+11.00

NO. 0~NO. 0+3.30

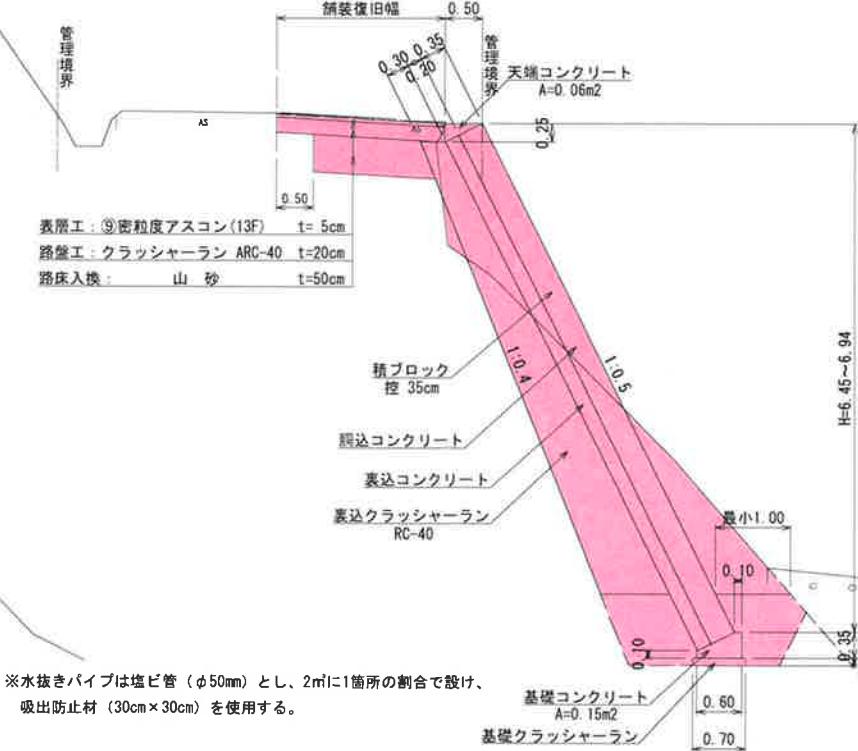
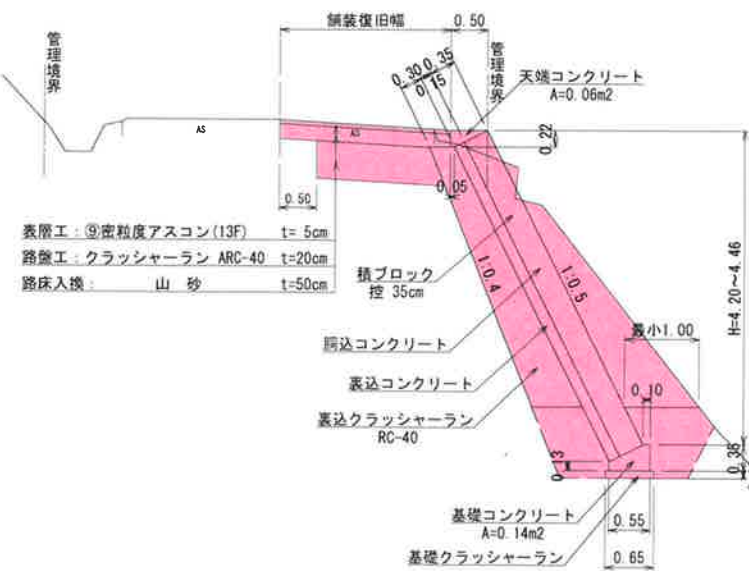


※水抜きパイプは塩ビ管(φ50mm)とし、2mに1箇所の割合で設け、吸出防止材(30cm×30cm)を使用する。

小口止断面図 S=1:100

NO. 0


NO. 0+11.00

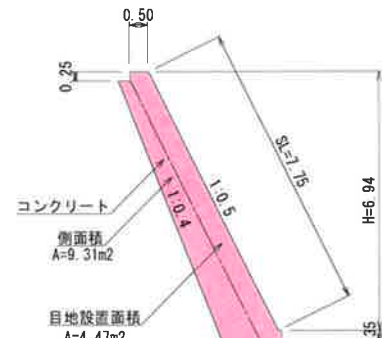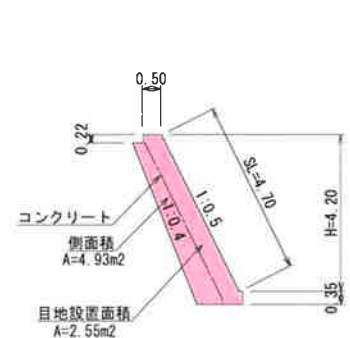


裏込クラッシャーラン断面図 S=1:100

NO. 0~NO. 0+3.30

NO. 0+3.30~NO. 0+11.00

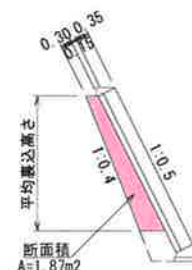

舗装復旧面積平面図 S=1:100

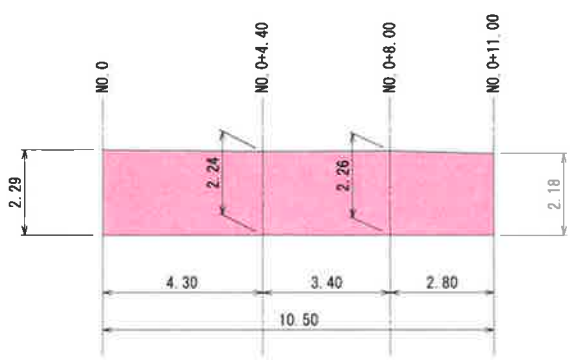

年度	工事番号	号
町道苗場	南魚沼市	湯沢村
三保	地内	
工事		
ブロック積工構造図		
縮尺	図示	図面全 2 葉の 2
測量	1年11月 日	主任 技術者
設計	1年 月 日	主任 技術者
新潟県南魚沼郡湯沢町		